


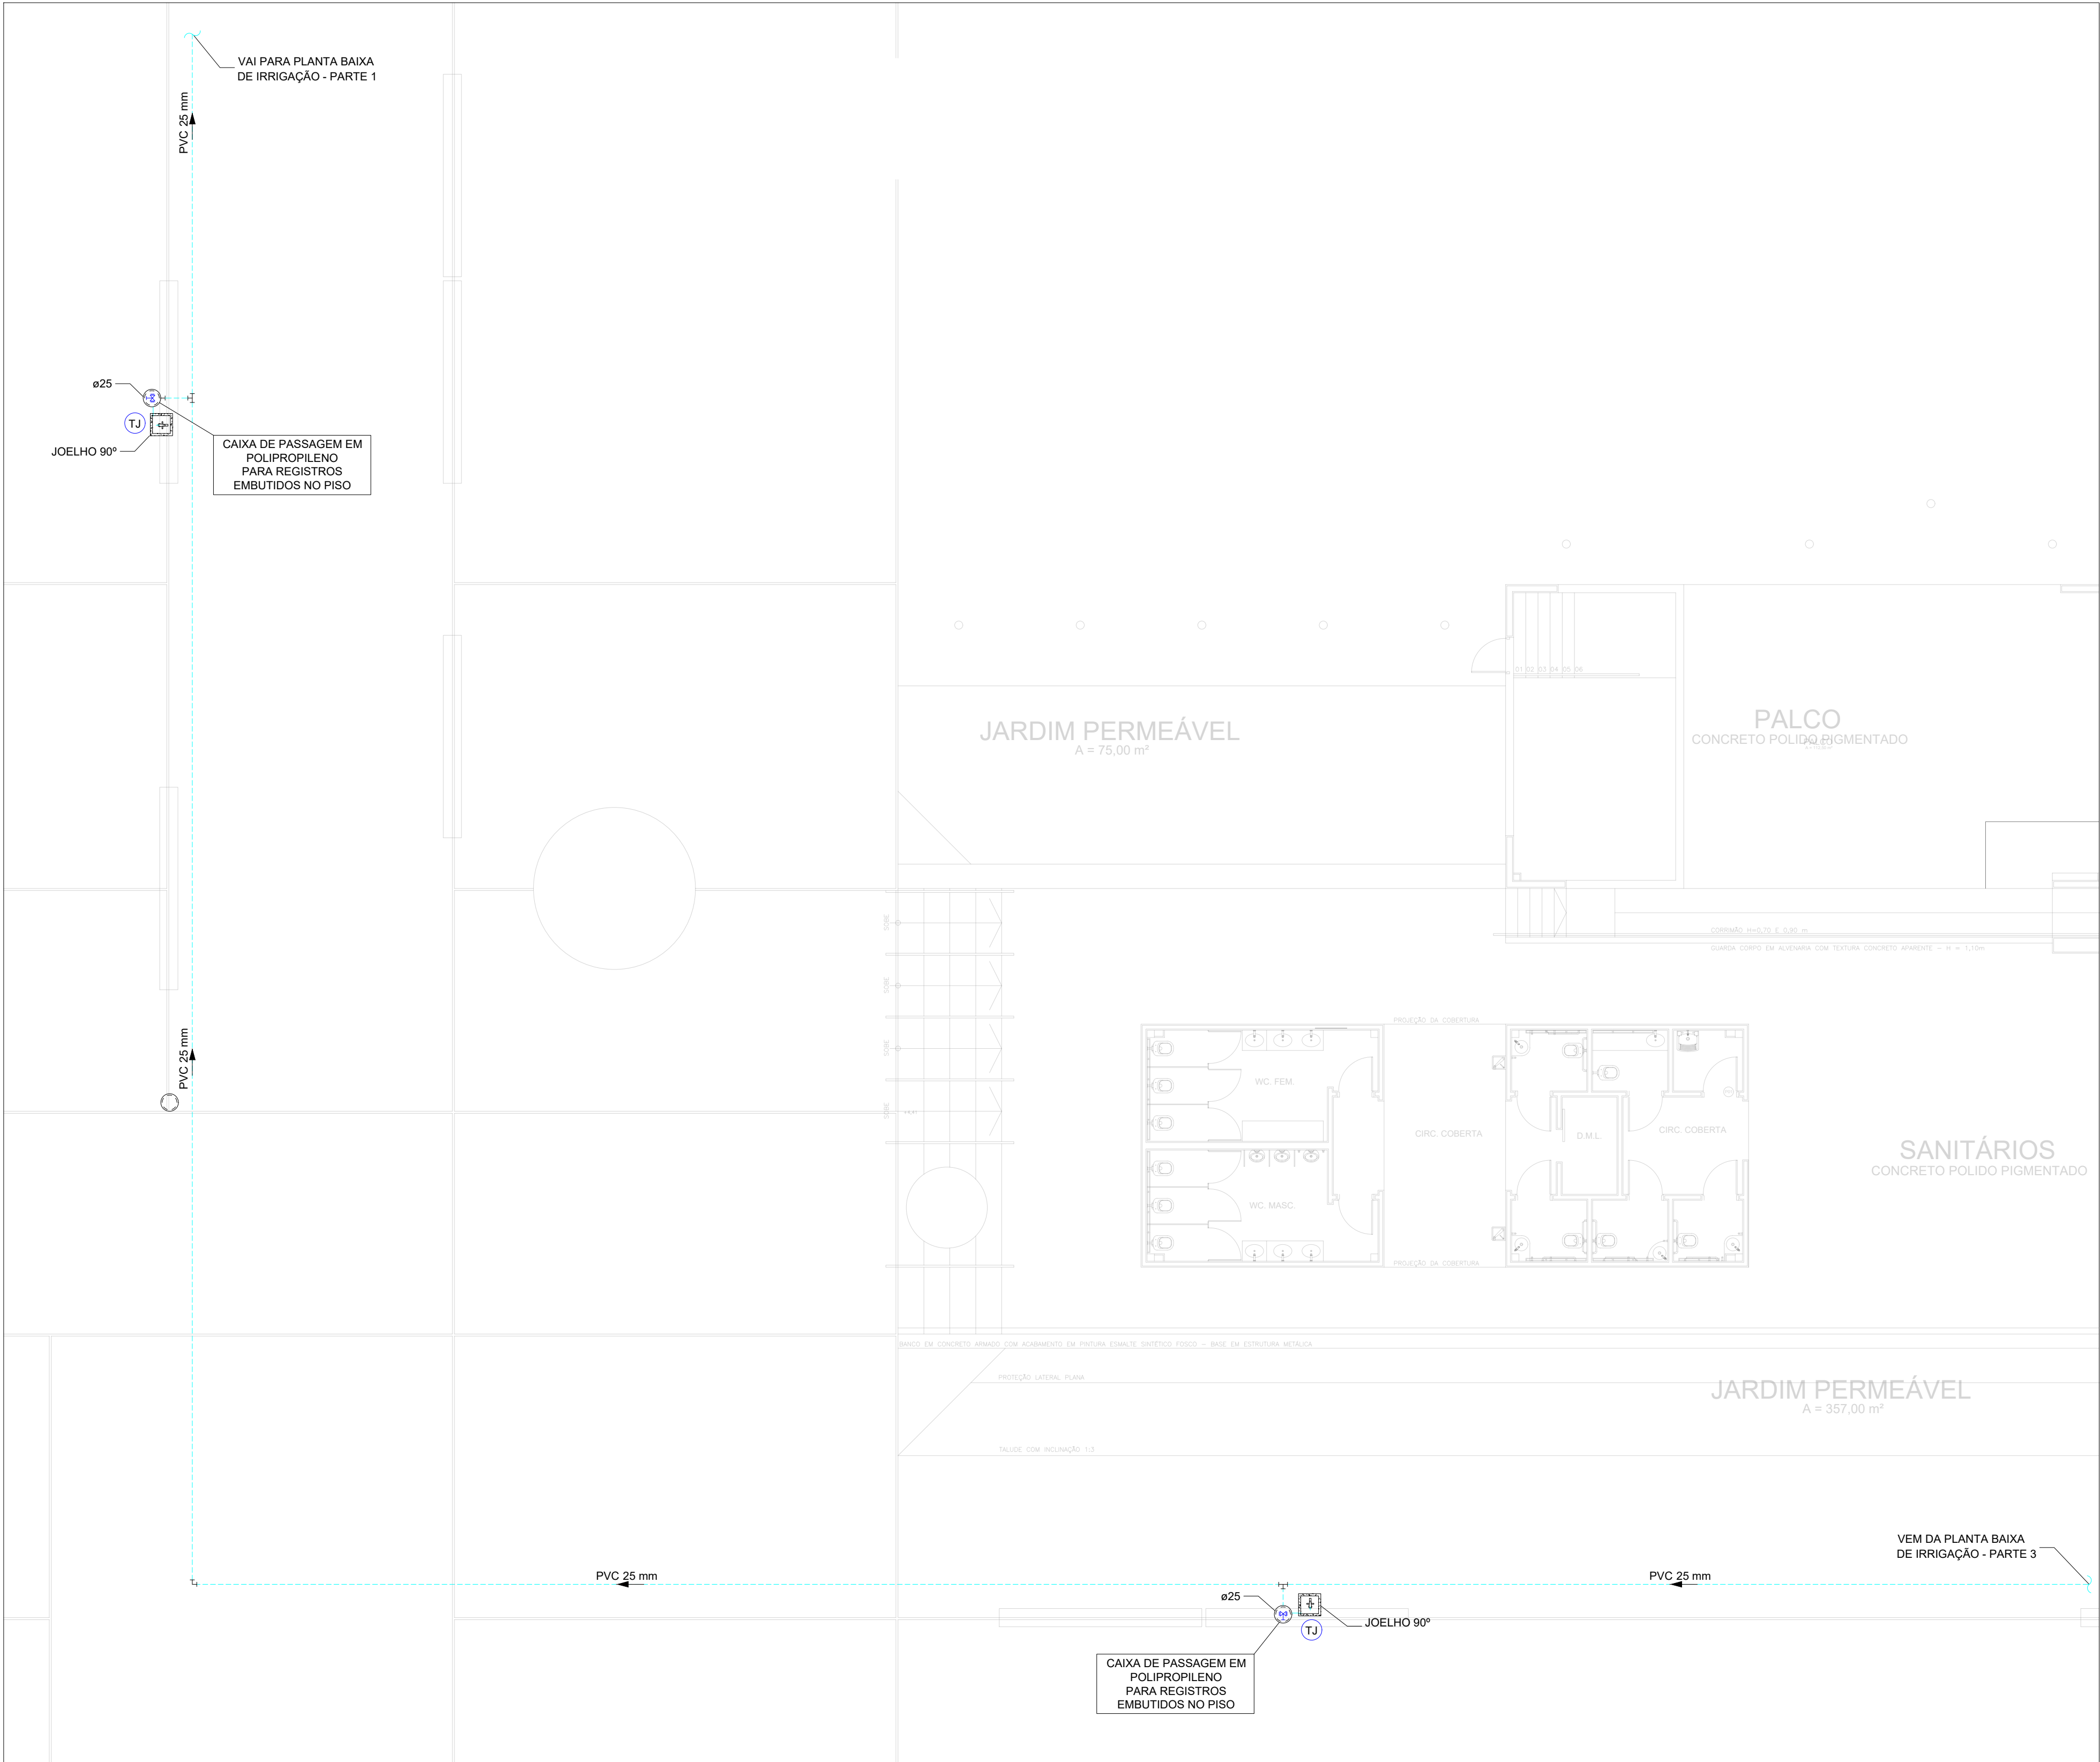

PLANTA BAIXA IRRIGAÇÃO - PARTE 2
ESCALA 1:100

LEGENDA DE TUBULAÇÃO

CORES

PROJETO ARQUITETÔNICO

TUBULAÇÃO DE ÁGUA FRIA

TUBULAÇÃO DE ALIMENTAÇÃO

TUBULAÇÃO DE ESGOTO SANITÁRIO

TUBULAÇÃO DE ESGOTO VENTILAÇÃO

TUBULAÇÃO DE ÁGUA PLUVIAL

CALHA METÁLICA

TRAÇOS

TUBULAÇÃO NÃO ENTERRADA

TUBULAÇÃO ENTERRADA

LEGENDA DAS INDICAÇÕES

AF

PRUMADA DE ÁGUA FRIA

AFV

PRUMADA DE ÁGUA FRIA PARA VÁLVULA DE DESCARGA COM RG

AQ

PRUMADA DE ÁGUA QUENTE

AP

PRUMADA DE ÁGUA PLUVIAL

CV

COLUNA DE VENTILAÇÃO

TQ

PRUMADA DE ESGOTO SANITÁRIO COMUM

AL

PRUMADA DE ALIMENTAÇÃO DA CAIXA/ CASTELO D'ÁGUA

EXT

PRUMADA DE EXTRAVASÃO DA CAIXA/ CASTELO D'ÁGUA

DAC

PRUMADA PARA DRENO DE AR CONDICIONADO

TQG

PRUMADA DE ESGOTO SANITÁRIO COM GORDURA

CP

CAIXA DE INSPEÇÃO PARA ESGOTO SANITÁRIO

CSS

CAIXA SIFONADA SIMPLES

CGS

CAIXA DE GORDURA SIMPLES

CA

CAIXA DE AREIA PARA ÁGUA PLUVIAL

CAG

CAIXA DE AREIA COM GRELHA PARA ÁGUA PLUVIAL

CS

CAIXA SIFONADA SIMPLES

CS-tc

CAIXA SIFONADA COM TAMPA CEGA

BE

BEBEDOURO

CH

CHUVEIRO

DH

DUCHA HIGIÊNICA

LV

LAVATÓRIO

MIC

MICTÓRIO

PIA

PIA DE COZINHA

R

RALO HEMISFÉRICO TIPO ABACAXI COM TELA DE AÇO NA ENTRADA

RG

REGISTRO DE GAVETA COM OU SEM ACABAMENTO

RP

REGISTRO DE PRESSÃO COM OU SEM ACABAMENTO

RL

REGISTRO DE LIMPEZA BRUTO PARA CAIXA D'ÁGUA

TRL

TANQUE DE LAVAR

TJ

TORNEIRA DE JARDIM

TL

TORNEIRA DE LIMPEZA

VD

VÁLVULA DE DESCARGA

VS

VASO SANITÁRIO COM VÁLVULA DE DESCARGA

VS-ca

VASO SANITÁRIO COM CAIXA ACOPLADA

VR

VÁLVULA DE RETENÇÃO

TB

TORNEIRA BOIA

XX

XX

PRUMADA DESCE

XX

XX

PRUMADA PASSA

XX

XX

PRUMADA SOBE

FORMATO - A1

841x594mm