


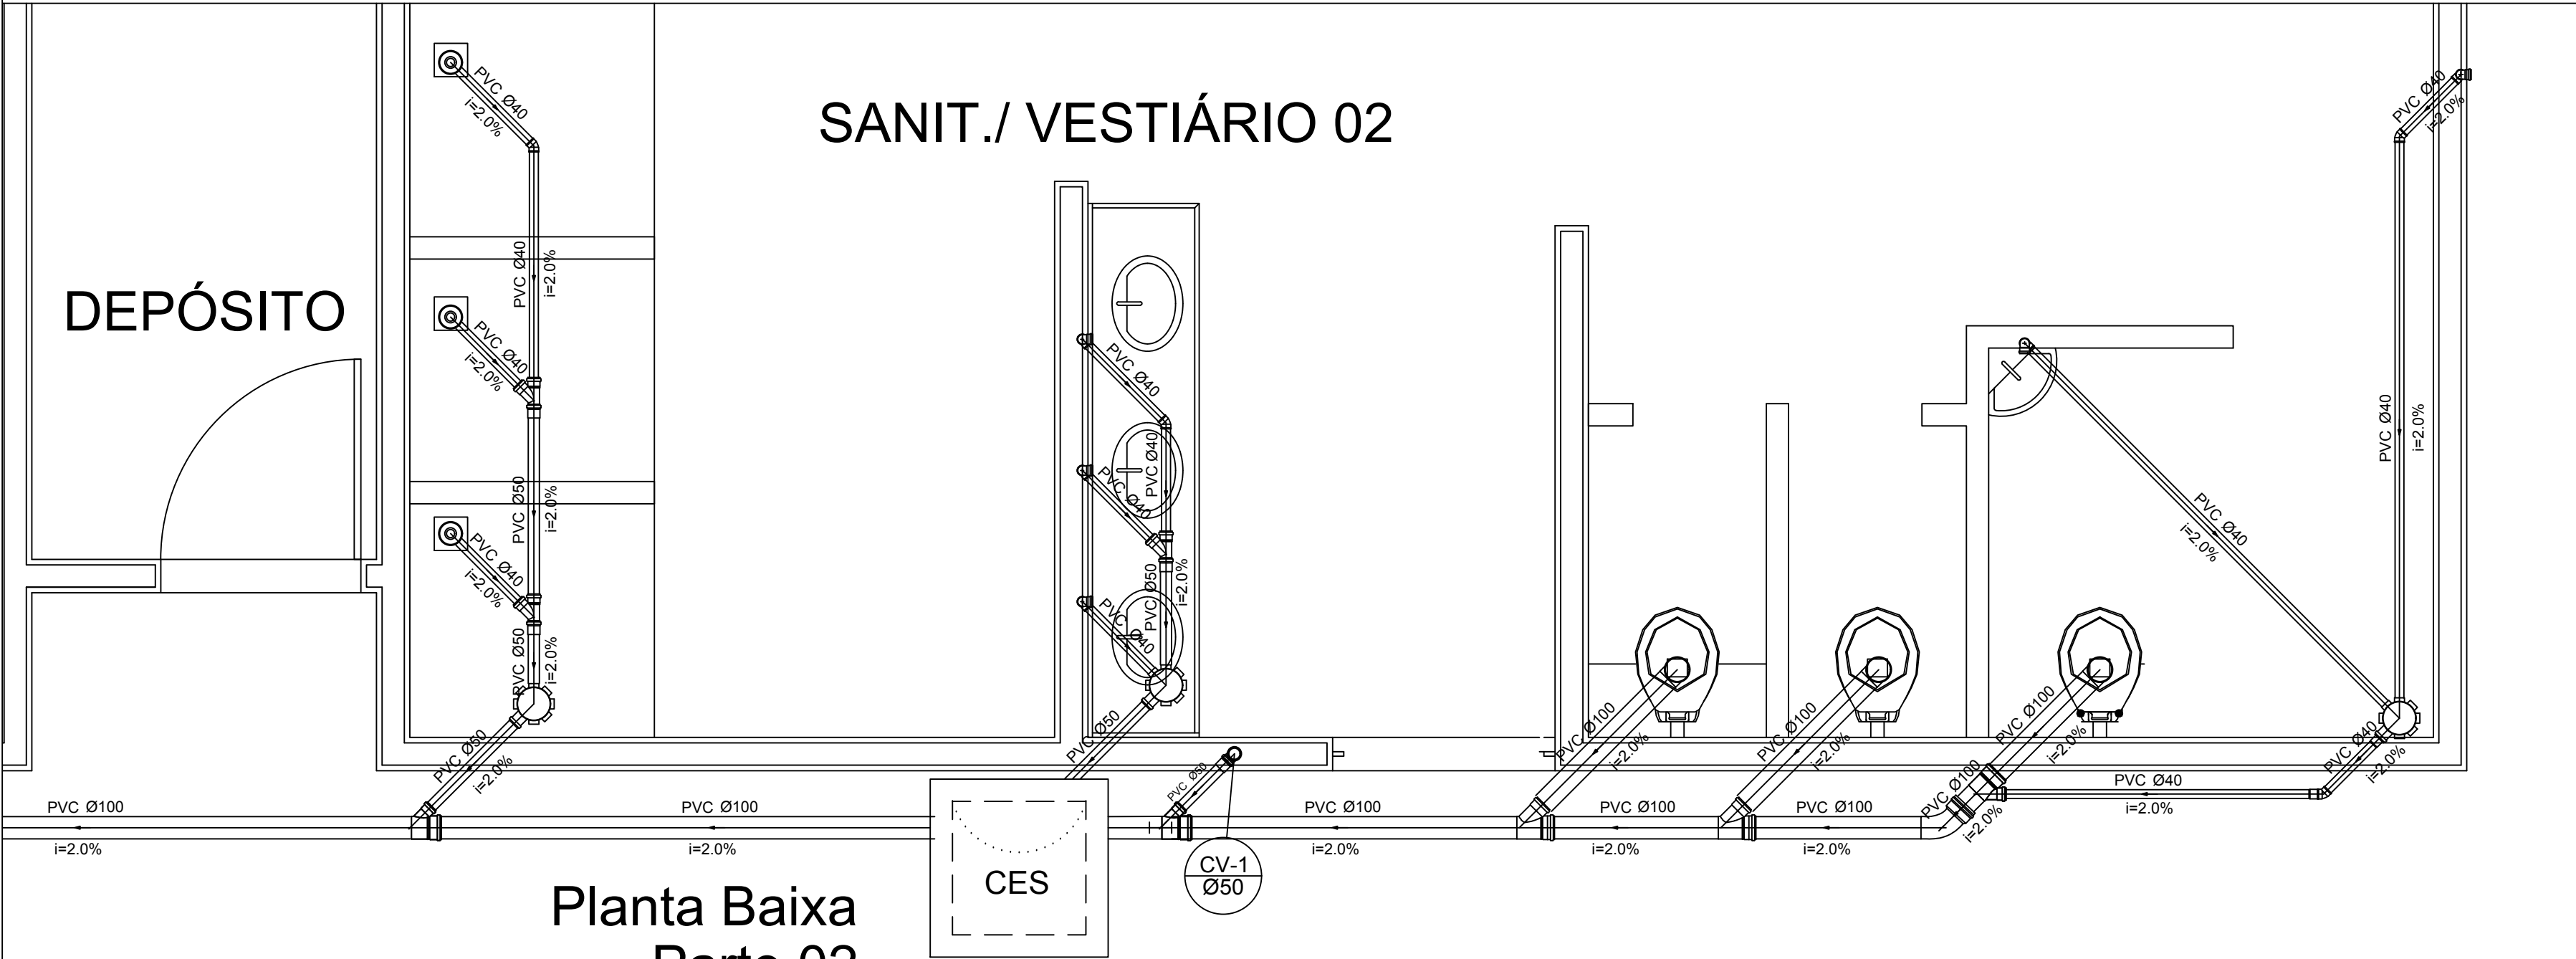

Planta Baixa
Parte 02
escala 1:25



Legenda

Caixa Sifonada


Caixas Inspeção Esgoto Sifonada

Ralo seco dos Chuveiros


Lista de Materiais		
Caixas de Passagem		
Caixa de inspeção de esgoto em alvenaria CES- 60x60 cm	2	pç
PVC Acessórios		
Caixa sifonada 150x150x50	6	pç
Ralo sifonado alt. reg. saída 40 100 mm - 40 mm	6	pç
Sifão de copo p/ pia e lavatório 1" - 1.1/2"	8	pç
Válvula p/ lavatório e tanque 1"	8	pç
PVC Esgoto		
Curva 45 curta 100 mm	1	pç
Curva 90 curta 40 mm	16	pç
Joelho 45 40 mm	7	pç
Joelho 90 100 mm	6	pç
Joelho 90 c/anel p/ esgoto secundário 40 mm - 1.1/2"	10	pç
Junção simples 100 mm - 50 mm	5	pç
100 mm- 100 mm 50 mm - 40 mm	5	pç
Tubo PVC ponta-bolsa c/ virola 50 mm - 2"	6	pç
Tubo rígido c/ ponta e bolsa soldável 40 mm	5.50	m
Tubo rígido c/ ponta lisa 100 mm - 4"	36.0	m
40 mm - 4"	42.0	m
50 mm - 2"	6.00	m
PVC Esgoto		
Curva 90 curta 50 mm	2	pç
Tubo PVC ponta-bolsa c/ virola 50 mm - 2"	3.50	m

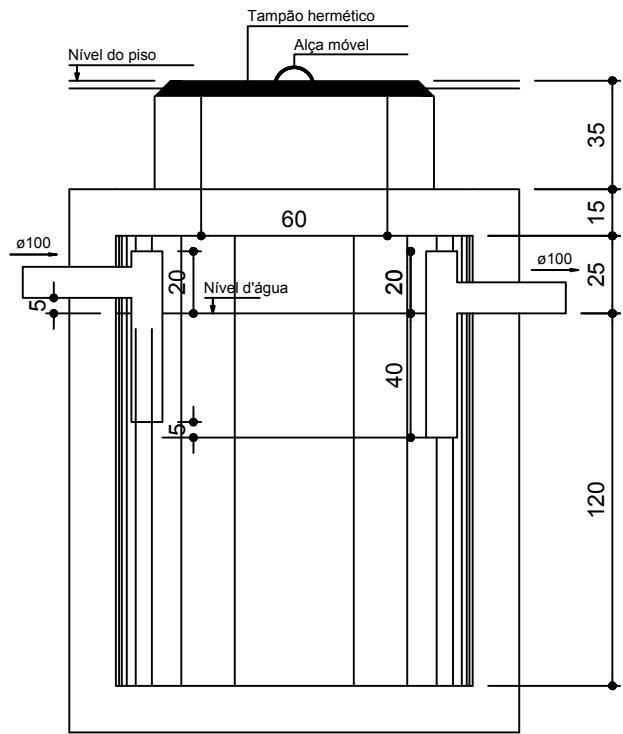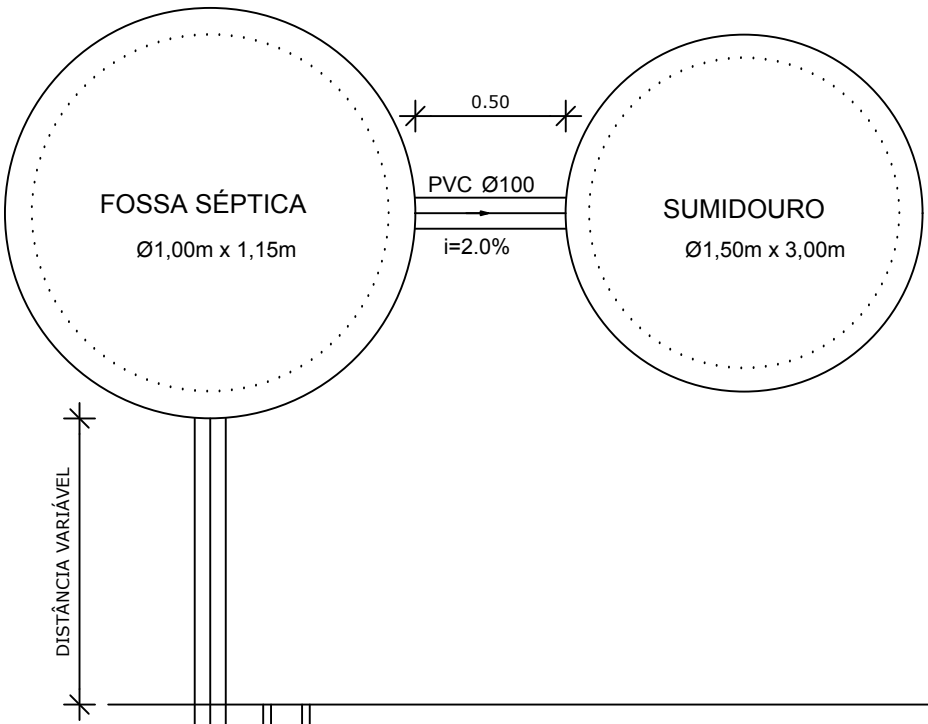


TANQUE SÉPTICO
CORTE - escala 1/25

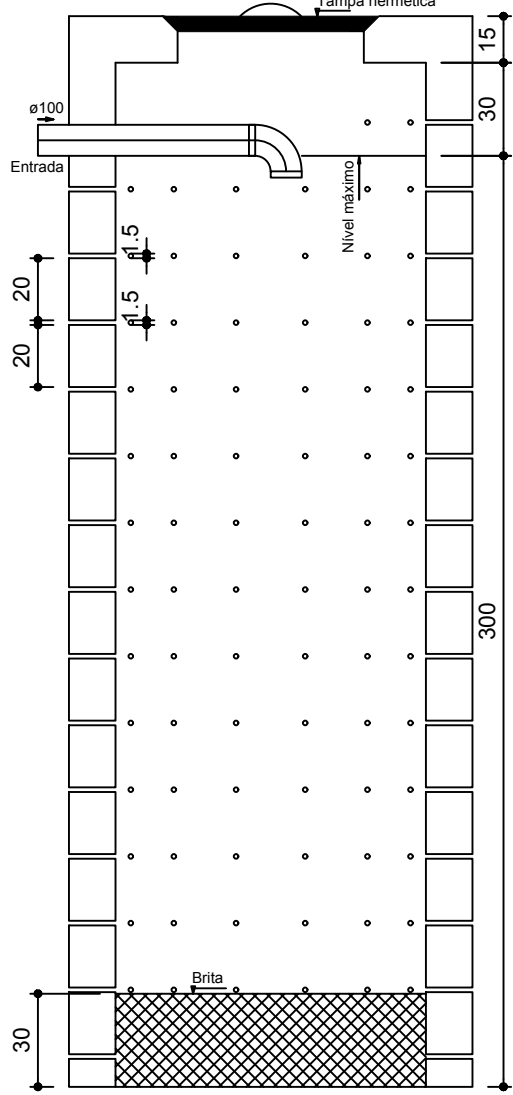

SUMIDOURO
CORTE - escala 1/25

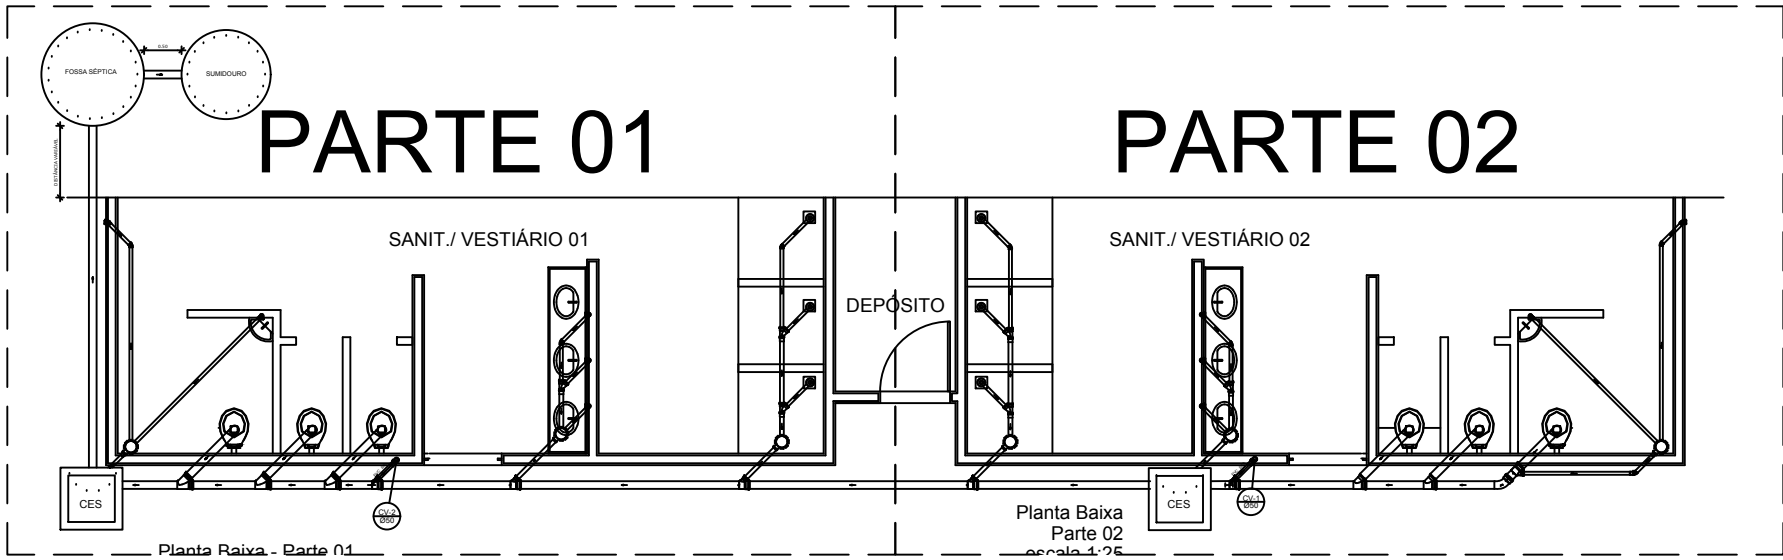

LOCALIZAÇÃO
escala 1:100

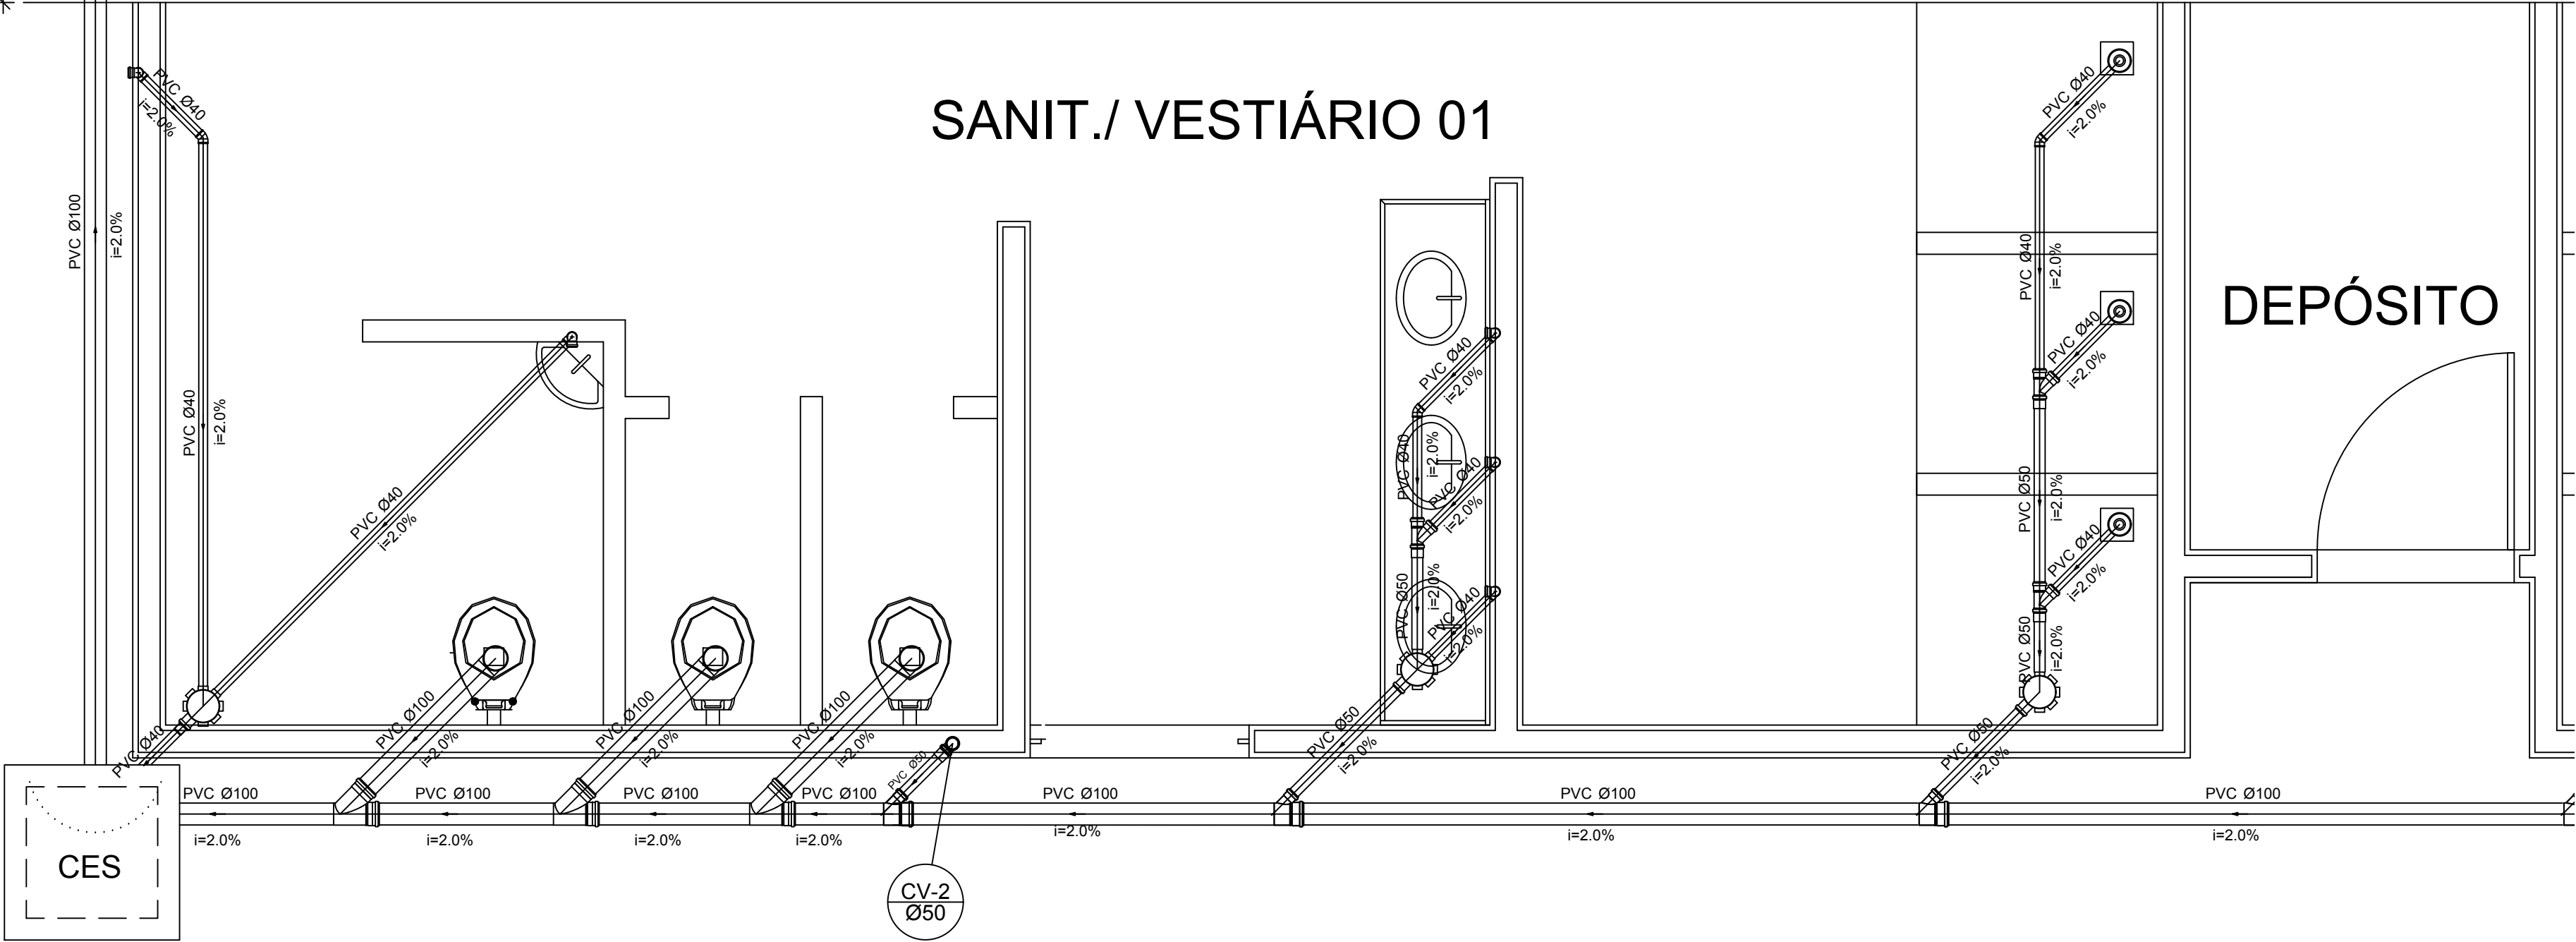

Planta Baixa - Parte 01
escala 1:25

GOVERNO FEDERAL

BRASIL

PAÍS RICO E PAÍS SEM POBREZA

Ministério da Educação

FNDE Fundo Nacional de Desenvolvimento da Educação

PROJETO PADRÃO - FNDE

MUNICÍPIO – UF:

PROPRIETÁRIO:

ENDEREÇO:

PROPRIETÁRIO

RESP. TÉCNICO

CREA

DLFO

CREA

RA

OBSERVAÇÕES:

QUADRA COBERTA			
PROJETO SANITÁRIO			
COORDENAÇÃO CGEST - Coordenação Geral de Infraestrutura Eduacional	QUADRA COBERTA PLANTA BAIXA		SAN
	REVISÃO R.00 R.00 R.00	ESCALA INDICADA DATA EMISSÃO NOVEMBRO/2014	PRANCHA 02/02