



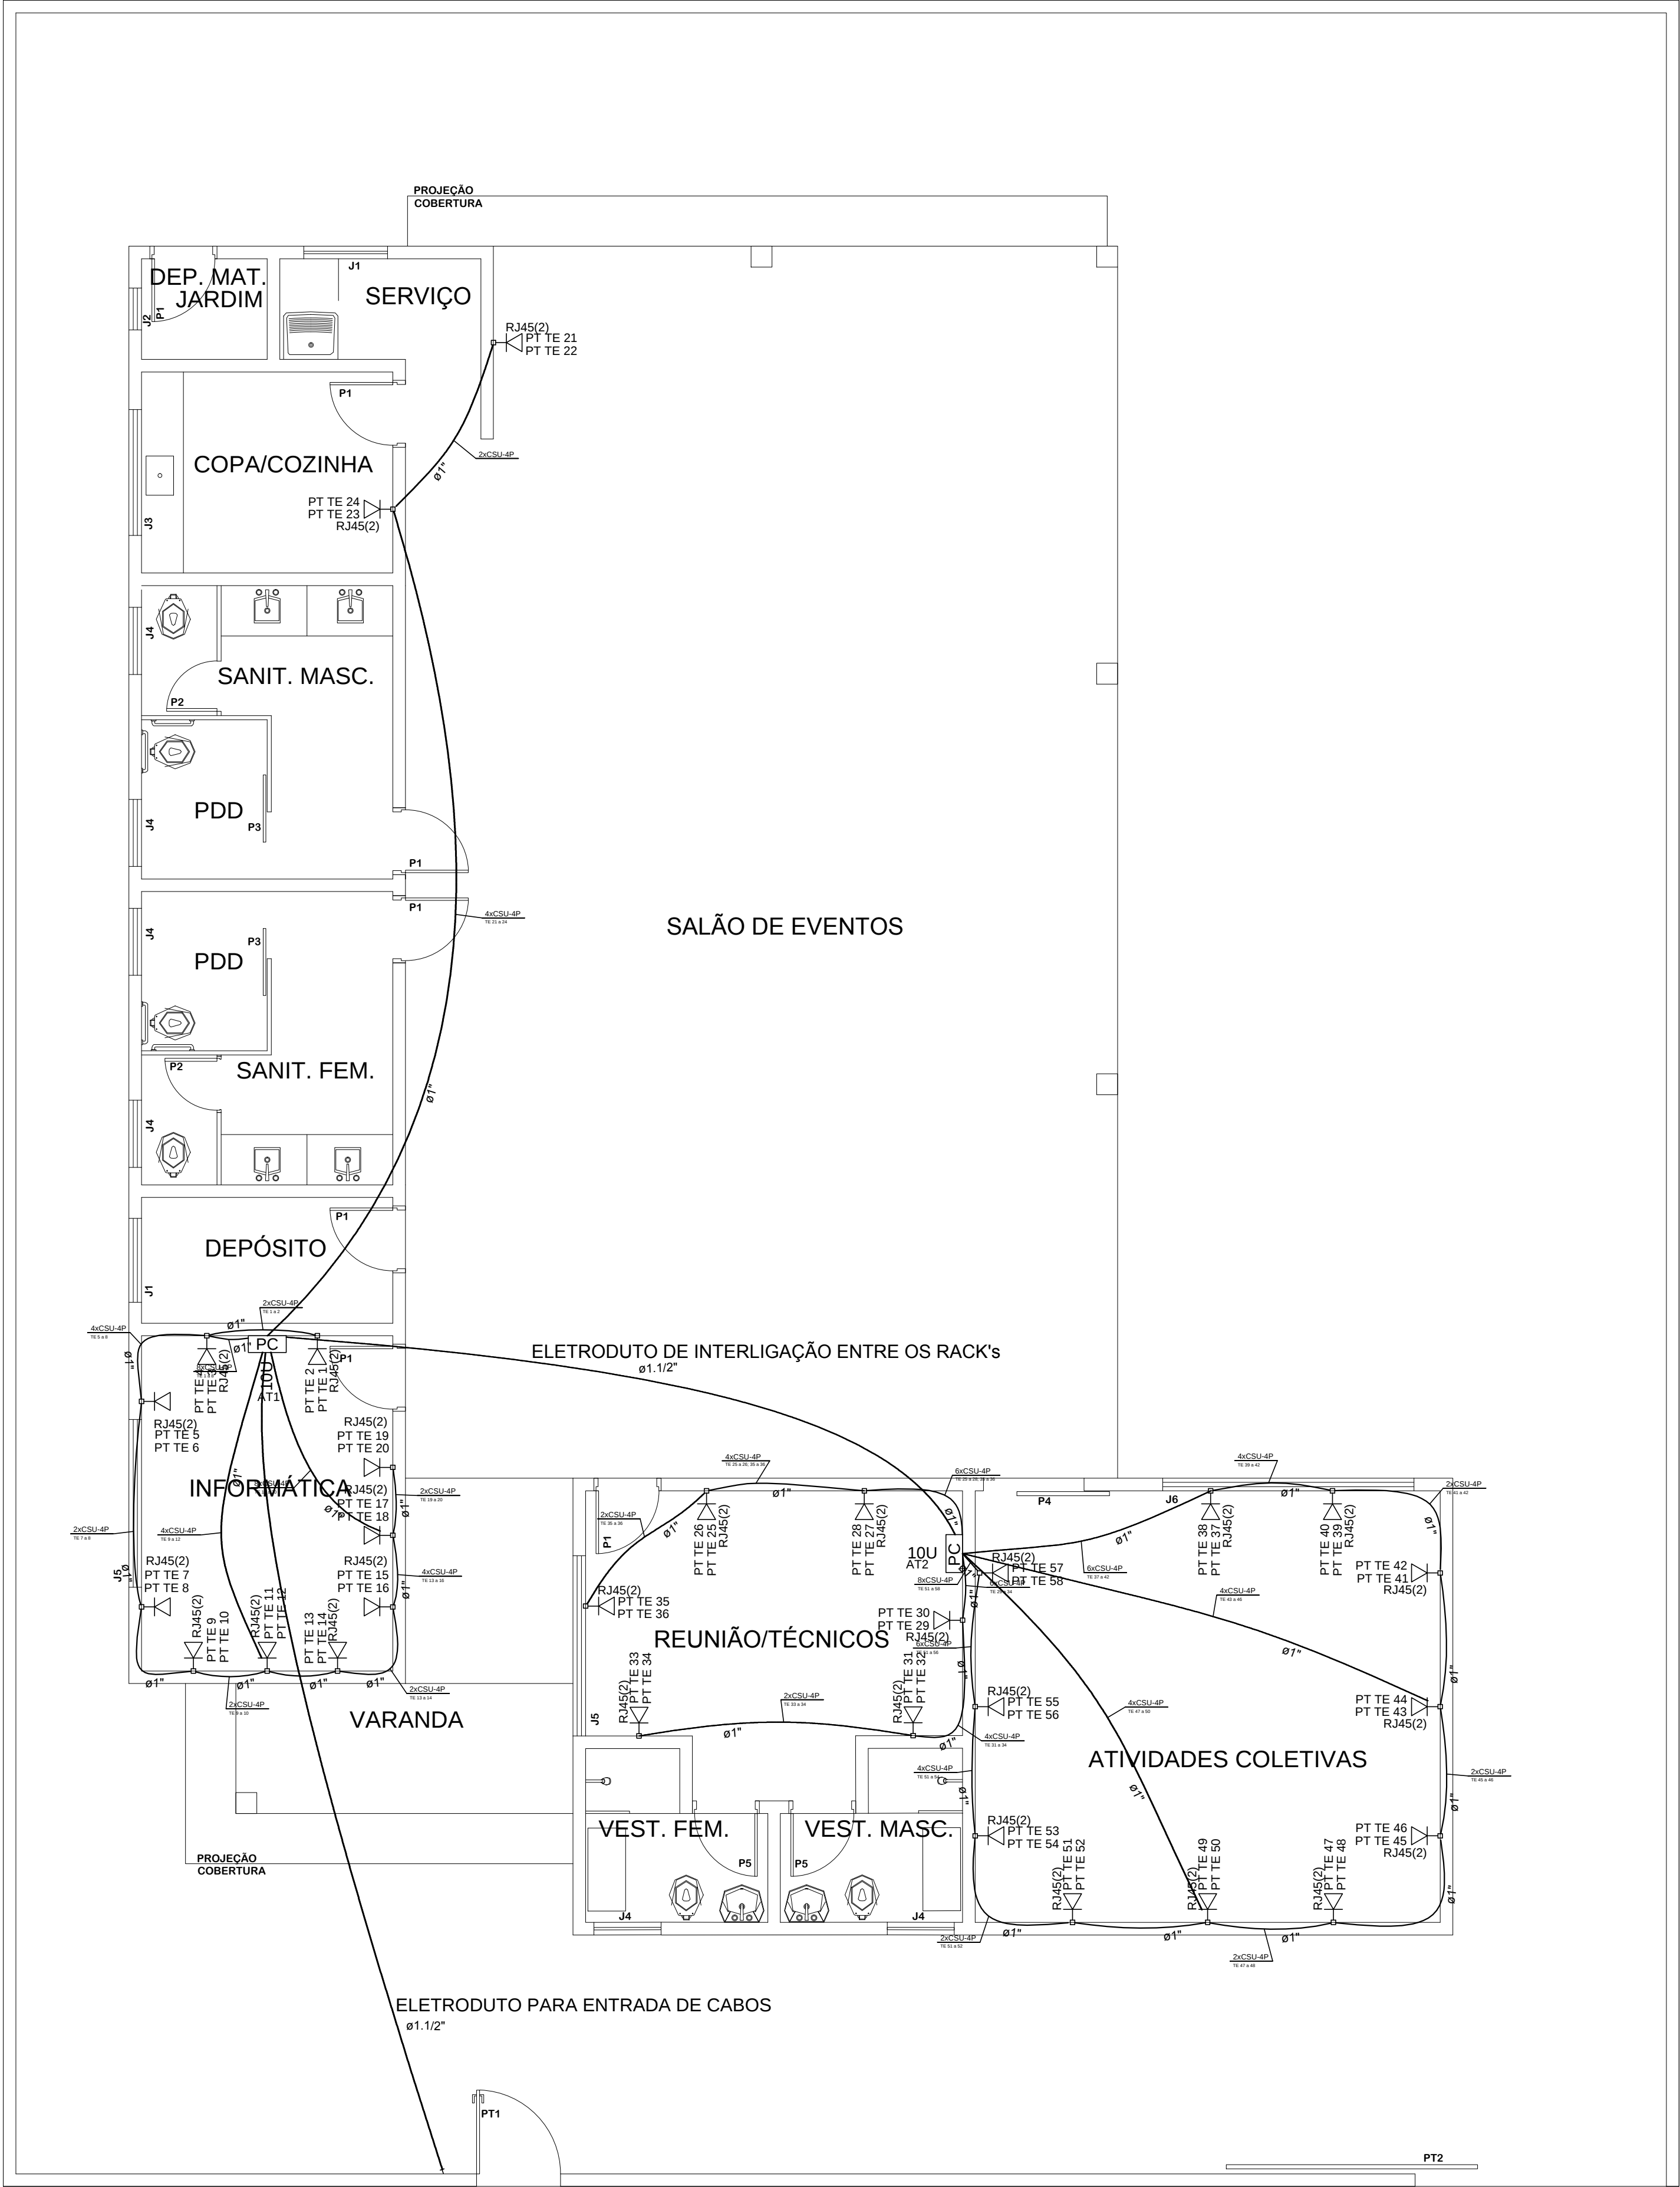


PLANTA BAIXA
TERREO

ESCALA 1/50

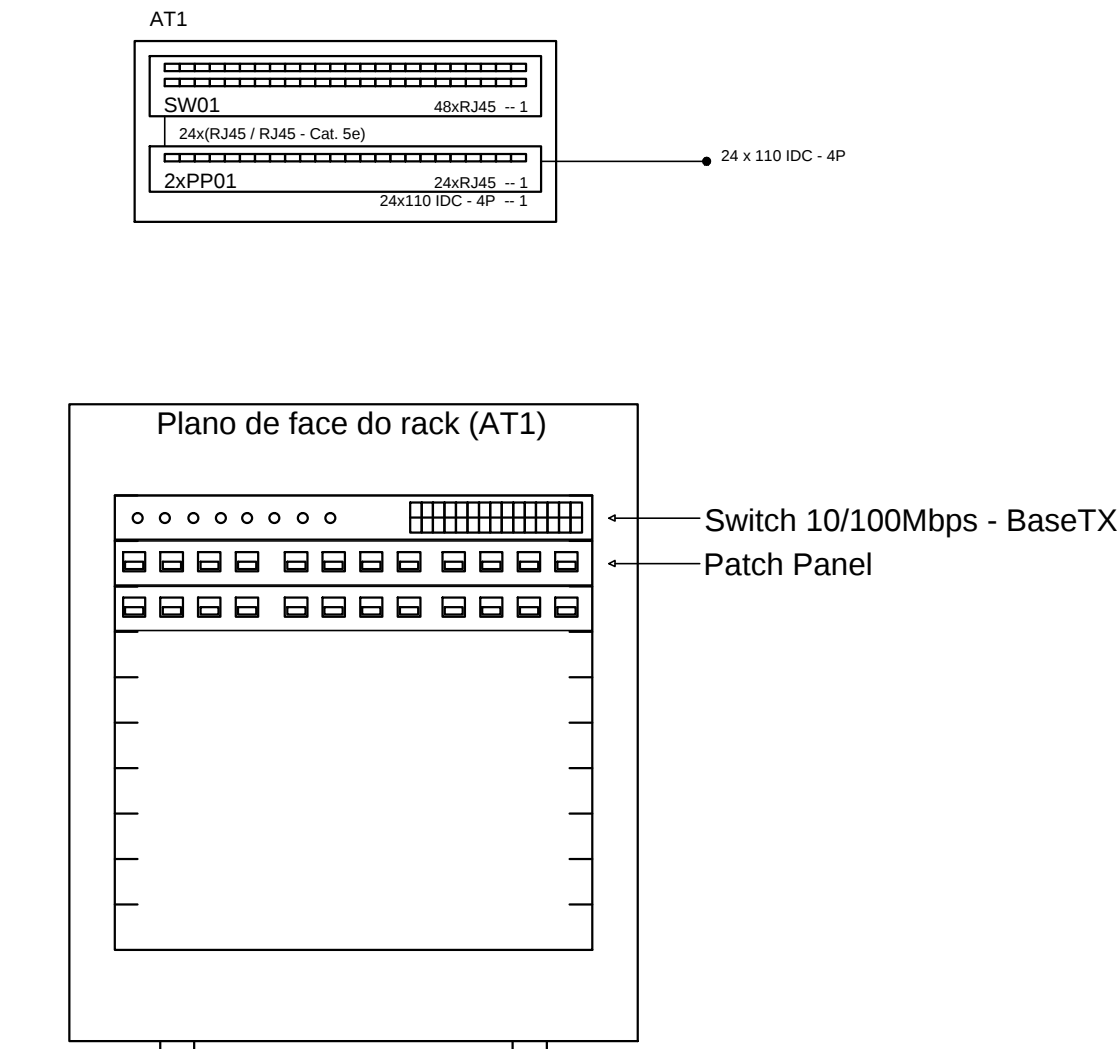

RACK AT1
SALA DE INFORMÁTICA

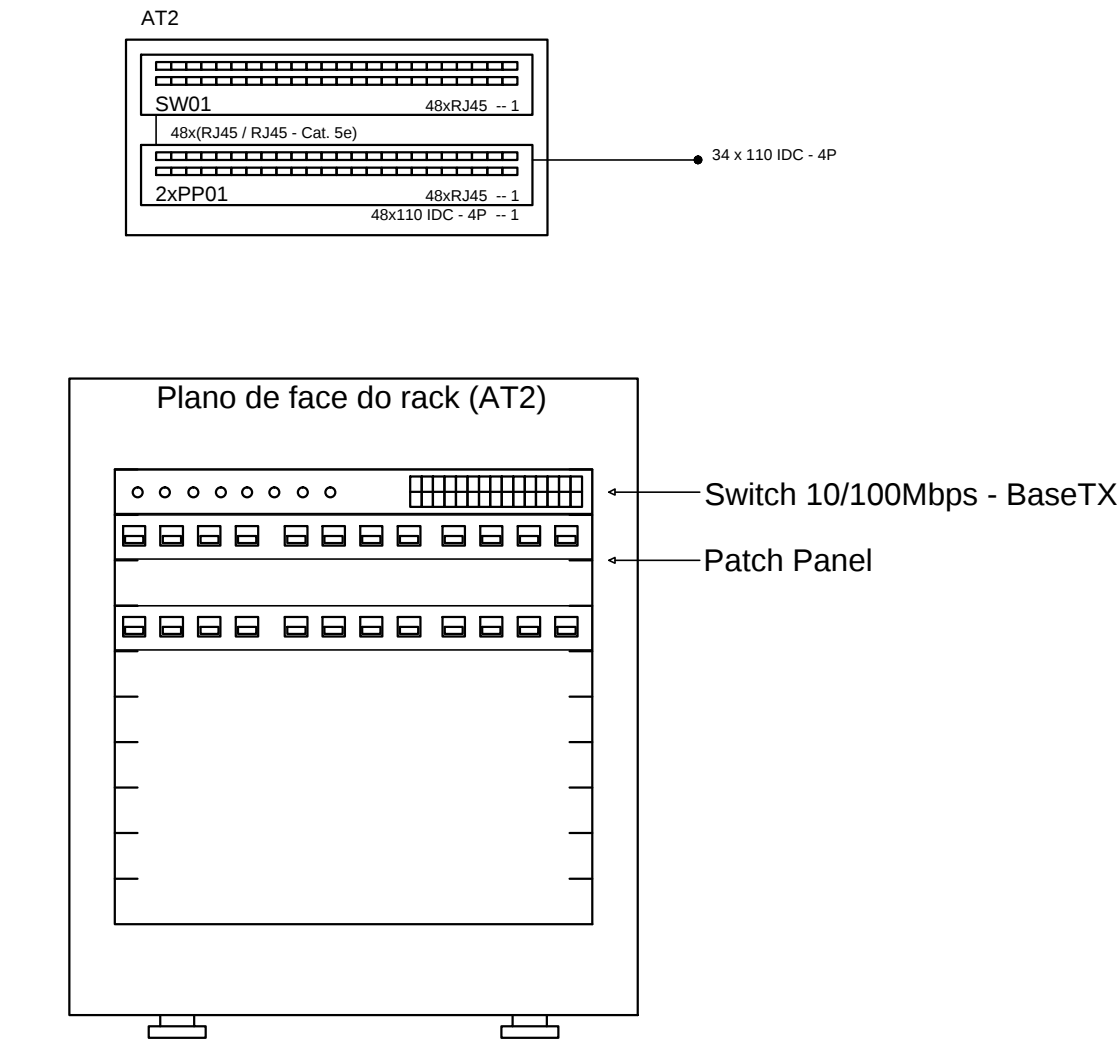

RACK AT2
SALA DE REUNIÕES / TÉCNICOS


Legenda das indicações	
10U	Caixa padrão 19" - porta acrílico cristal - 10U x 470mm
PP	Patch Panel
SW	Switch 10/100Mbps - BaseTX
RJ45(2)	Tomada RJ45 c/ placa plana 2x4" - Branca - 2 módulos - baixa

Legenda Detalhada	
10U	Caixa padrão 19" - porta acrílico cristal
Acessórios Cabeamento - Rack	
Caixa padrão 19"	
Guia de cabos vertical fechado	1 pc
Perfil de montagem	1 pc
Rack	
Caixa padrão 19" - porta acrílico cristal	
10U x 470mm	1 pc
Ponto de consolidação - 1,20m do piso	
Rack	
Ponto de consolidação	115x300mm
	1 pc
Tomada RJ45 - 0,30m do piso	
Acessórios Cabeamento - Metálico	
Conector	
RJ45 (CMdv)	
Acessórios p/ eletrodutos	2 pc
Caixa PVC	
4x2"	
Dispositivo de Cabeamento - embutir	
Placa 2x4" - Branca	
2 módulos - RJ45	1 pc

- NOTAS TÉCNICAS
- 1- DIMENSÕES EM MILÍMETROS
 - 2- DIÂMETROS DOS ELETRODUTOS EM POLEGADAS
 - 3- ONDE NÃO INDICADO, OS ELETRODUTOS DEVERÃO SER DE NO MÍNIMO $\phi 3/4"$
 - 4- ONDE NÃO INDICADO, AS CAIXAS DE PASSAGEM, DE TOMADAS E DE INTERRUPTORES SERÃO 4"x4".
 - 5 - NO LANÇAMENTO DA REDE ESTRUTURADA OPTOU-SE POR "CABEAR" 100% DAS CAIXAS MODULADAS, O QUE ATENDE ÀS NECESSIDADES DE OCUPAÇÃO
 - 6 - TODOS OS CABOS UTP's A SEREM INSTALADOS (4 PARES) DEVERÃO SER CAT 6e
 - 7 - A CONEXÃO DOS CABOS UTP's AOS PLUGUES E TOMADAS DEVERÁ SER REALIZADA UTILIZANDO-SE FERRAMENTAS APROPRIADAS, CONFORME NORMAS EIA/TIA-568-A
 - 8 - TODOS OS RACK'S E ESTRUTURAS METÁLICAS DEVERÃO SER CONECTADAS À MALHA DE ATERRAMENTO EXISTENTE OU À CAIXA DE EQUALIZAÇÃO DE POTENCIAIS

PROJETO ARQUITETÔNICO
CENTRO PÚBLICO DE CONVIVÊNCIA

RUA 1, QUADRA D, LOTES 6 E 7
DISTRITO DE AMANHECE - ARAGUARI - MG

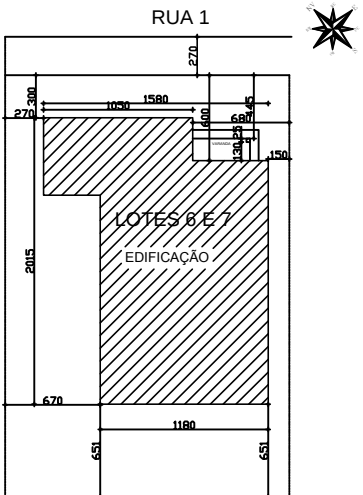

SITUAÇÃO
esc. 1/500

Título/Conteúdo
PREFEITURA MUNICIPAL DE ARAGUARI MG
CENTRO PÚBLICO DE CONVIVÊNCIA
PROJETO LÓGICO - DADOS / VOZ
PAVIMENTO TÉRREO - PLANTAS, CORTES E DETALHES

Nome do Empreendimento	CENTRO PÚBLICO	
Endereço	Distrito	Cidade
RUA 1, QUADRA D, LOTES 6 E 7	AMANHECE	ARAGUARI - MG
Número e Data da ART Projeto	Número e Data da ART Execução	
2 de AGOSTO DE 2016	2 de AGOSTO DE 2016	
Proprietário	CNPJ	Telefone
DIRETOR RESPONSÁVEL	034	

Endereço para Correspondência:
Rua JOSÉ CARRILHO, 372
CEP 38.440-264 - CENTRO - ARAGUARI - MINAS GERAIS
(34) 3242 9253 - (34) 99910 1219
celton.freitas@gmail.com

RT.	CREA / Região	Folha
CELTON LUIZ DE FREITAS Engenheiro Eletricista	161749-D / MG	01/01