



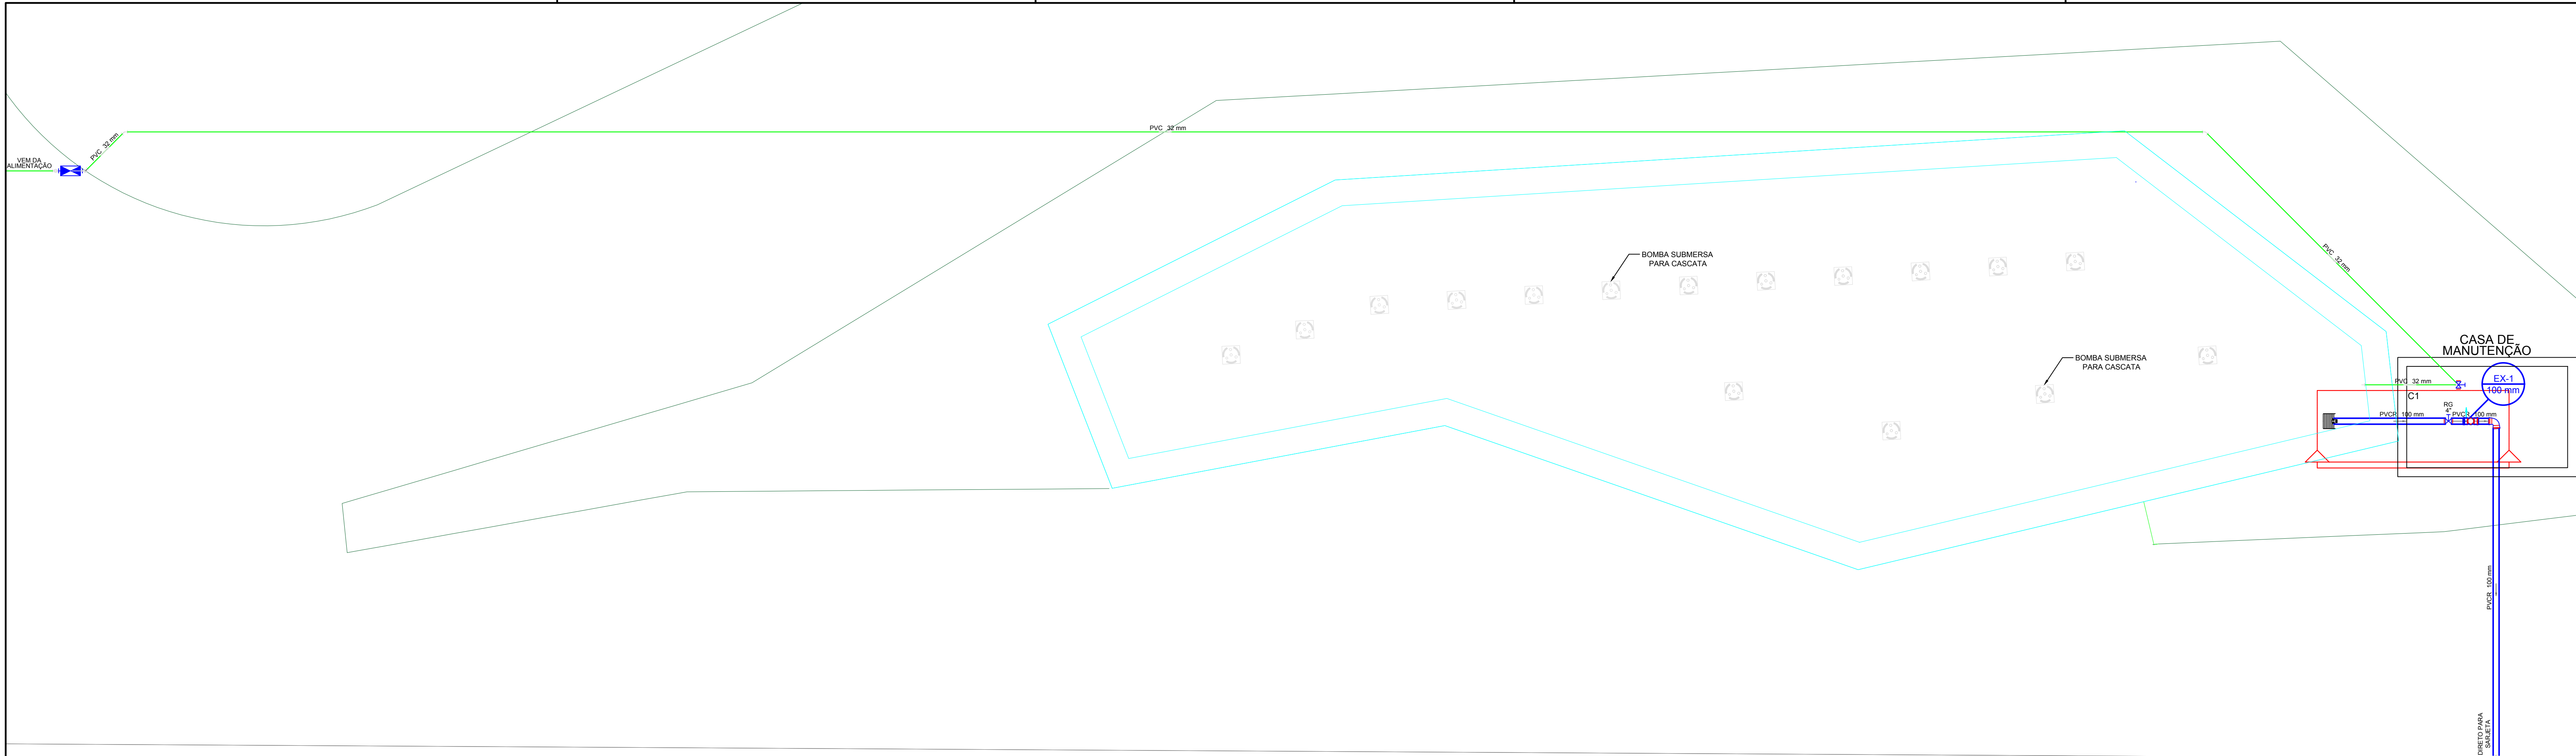

1 PLANTA BAIXA
ESCALA 1:50

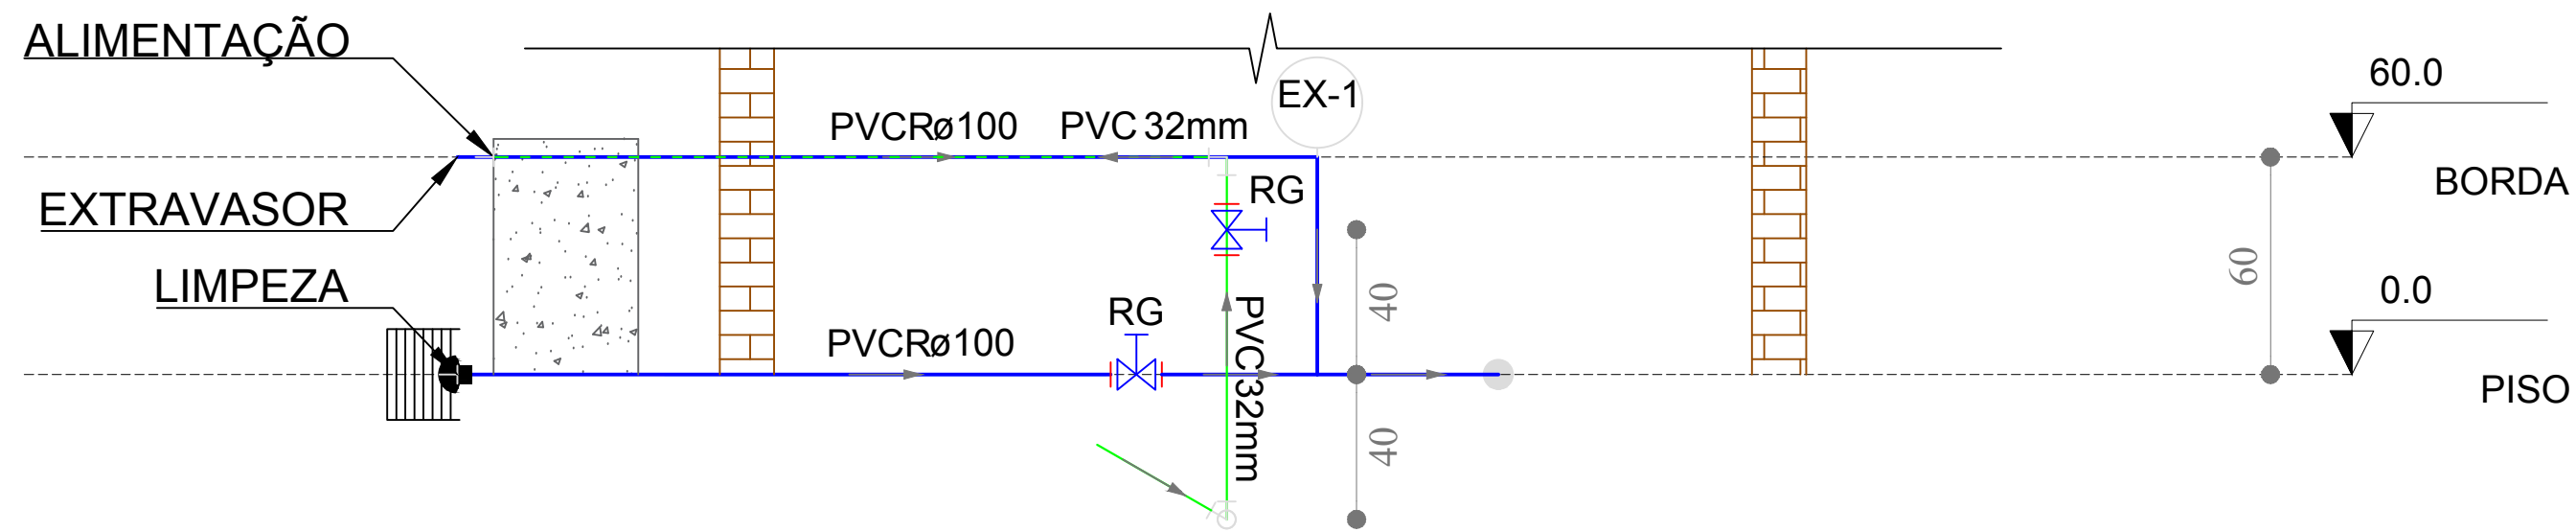

Corte C1
Escala: 1:20

Legenda detalhada	
Alimentador Predial	
Ferro maleável classe 10	
Colar de tomada de F"	
1"	1 pç
Metais	
Registro de esfera	
1"	1 pç
PVC rígido roscável	
Curva 90 c/ rosca	
1"	1 pç
PVC rígido soldável	
Adapt sold curto c/bolsa-rosca p registro	
32 mm - 1"	1 pç
Hidrômetros	
Metais	
Registro esfera borboleta bruto PVC	
3/4"	1 pç
PVC misto soldável	
Joelho 90 soldável c/ rosca	
25 mm - 3/4"	3 pç
PVC rígido roscável	
Tubos	
3/4"	0.28m
PVC rígido soldável	
Adapt sold curto c/bolsa-rosca p registro	
25 mm - 3/4"	1 pç
Joelho 90° soldável	
25 mm	1 pç
Tubos	
25 mm	0.85m
Registro bruto gaveta	
Metais	
Registro de gaveta bruto ABNT	
4"	1 pç
PVC rígido soldável	
Adapt sold curto c/bolsa-rosca p registro	
100 mm - 4"	2 pç
Registro bruto gaveta ABNT c/PVC soldável	
Metais	
Registro de gaveta bruto ABNT	
1"	1 pç
PVC rígido soldável	
Adapt sold curto c/bolsa-rosca p registro	
32 mm - 1"	2 pç
Curva 87° 30' curta Série R bolsa - bolsa	
PVC série R	
Curva 87° 30' curta Série R bolsa - bolsa	
100 mm	1 pç
Te sanitário Série R	
PVC série R	
Tê sanitário Série R	
100 mm - 100 mm	1 pç
Joelho 90° Série R desce	
PVC série R	
Joelho 90° Série R	
100 mm	1 pç
Bomba	
Bomba submersa	
Bomba submersa para cascata	19 pç
Ralo	
Ralo de fundo	
Ralo de fundo com grelha	1 pç

Lista de Materiais	
Ferro maleável classe 10	
Colar de tomada de F"	
1"	1 pç
Metais	
Registro de esfera	
1"	1 pç
Registro de gaveta bruto ABNT	
1"	1 pç
Registro esfera borboleta bruto PVC	
3/4"	1 pç
PVC misto soldável	
Colar de tomada em PVC	
3/4"	1 pç
Joelho 90 soldável c/ rosca	
25 mm - 3/4"	4 pç
PVC rígido roscável	
Tubos	
1"	0.28 m
Curva 90 c/ rosca	
1"	1 pç
PVC rígido soldável	
Adapt sold. p/ reservatório	
32 mm - 1"	1 pç
Adapt sold curto c/bolsa-rosca p registro	
32 mm - 1"	5 pç
100 mm - 4"	2 pç
Joelho 45 soldável	
32 mm	2 pç
Joelho 90° soldável	
32 mm	10 pç
Tubos	
32 mm	61.52 m
PVC série R	
Curva 87° 30' curta Série R bolsa - bolsa	
100 mm	1 pç
Tubo PVC rígido Série R ponta lisa	
100 mm	15.78 m
Tê sanitário Série R	
100 mm - 100 mm	1 pç
Joelho 90° Série R	
100 mm	1 pç
Bomba	
Bomba submersa para cascata	19 pç

PREFEITURA:

CREA:

PROJETO HIDROSANITÁRIO

ENDEREÇO DA OBRA:
PRAÇA MANOEL BONITO, CENTRO, ARAGUARI - MG



AV. ANSELMO ALVES DOS SANTOS, 1402 - SANTA MÔNICA - UBERLÂNDIA/MG
(34) 3215-3018 - site: WWW.VORTEXENGEPRO.COM.BR

ASSINATURAS:

PROPRIETÁRIO:

PREFEITURA MUNICIPAL DE ARAGUARI
CNPJ: 16.829.640/0001-49

AUTOR DO PROJETO:

ENG. CIVIL FABRÍCIO RODRIGUES DA COSTA
CREA: 161.194-D / MG

RT DA OBRA

CONTEÚDO:
PLANTAS BAIXA E CORTE

DATA:
25/07/2019

FOLHA:
01/02

ESCALA:
INDICADA

RESENHO:
MDM