



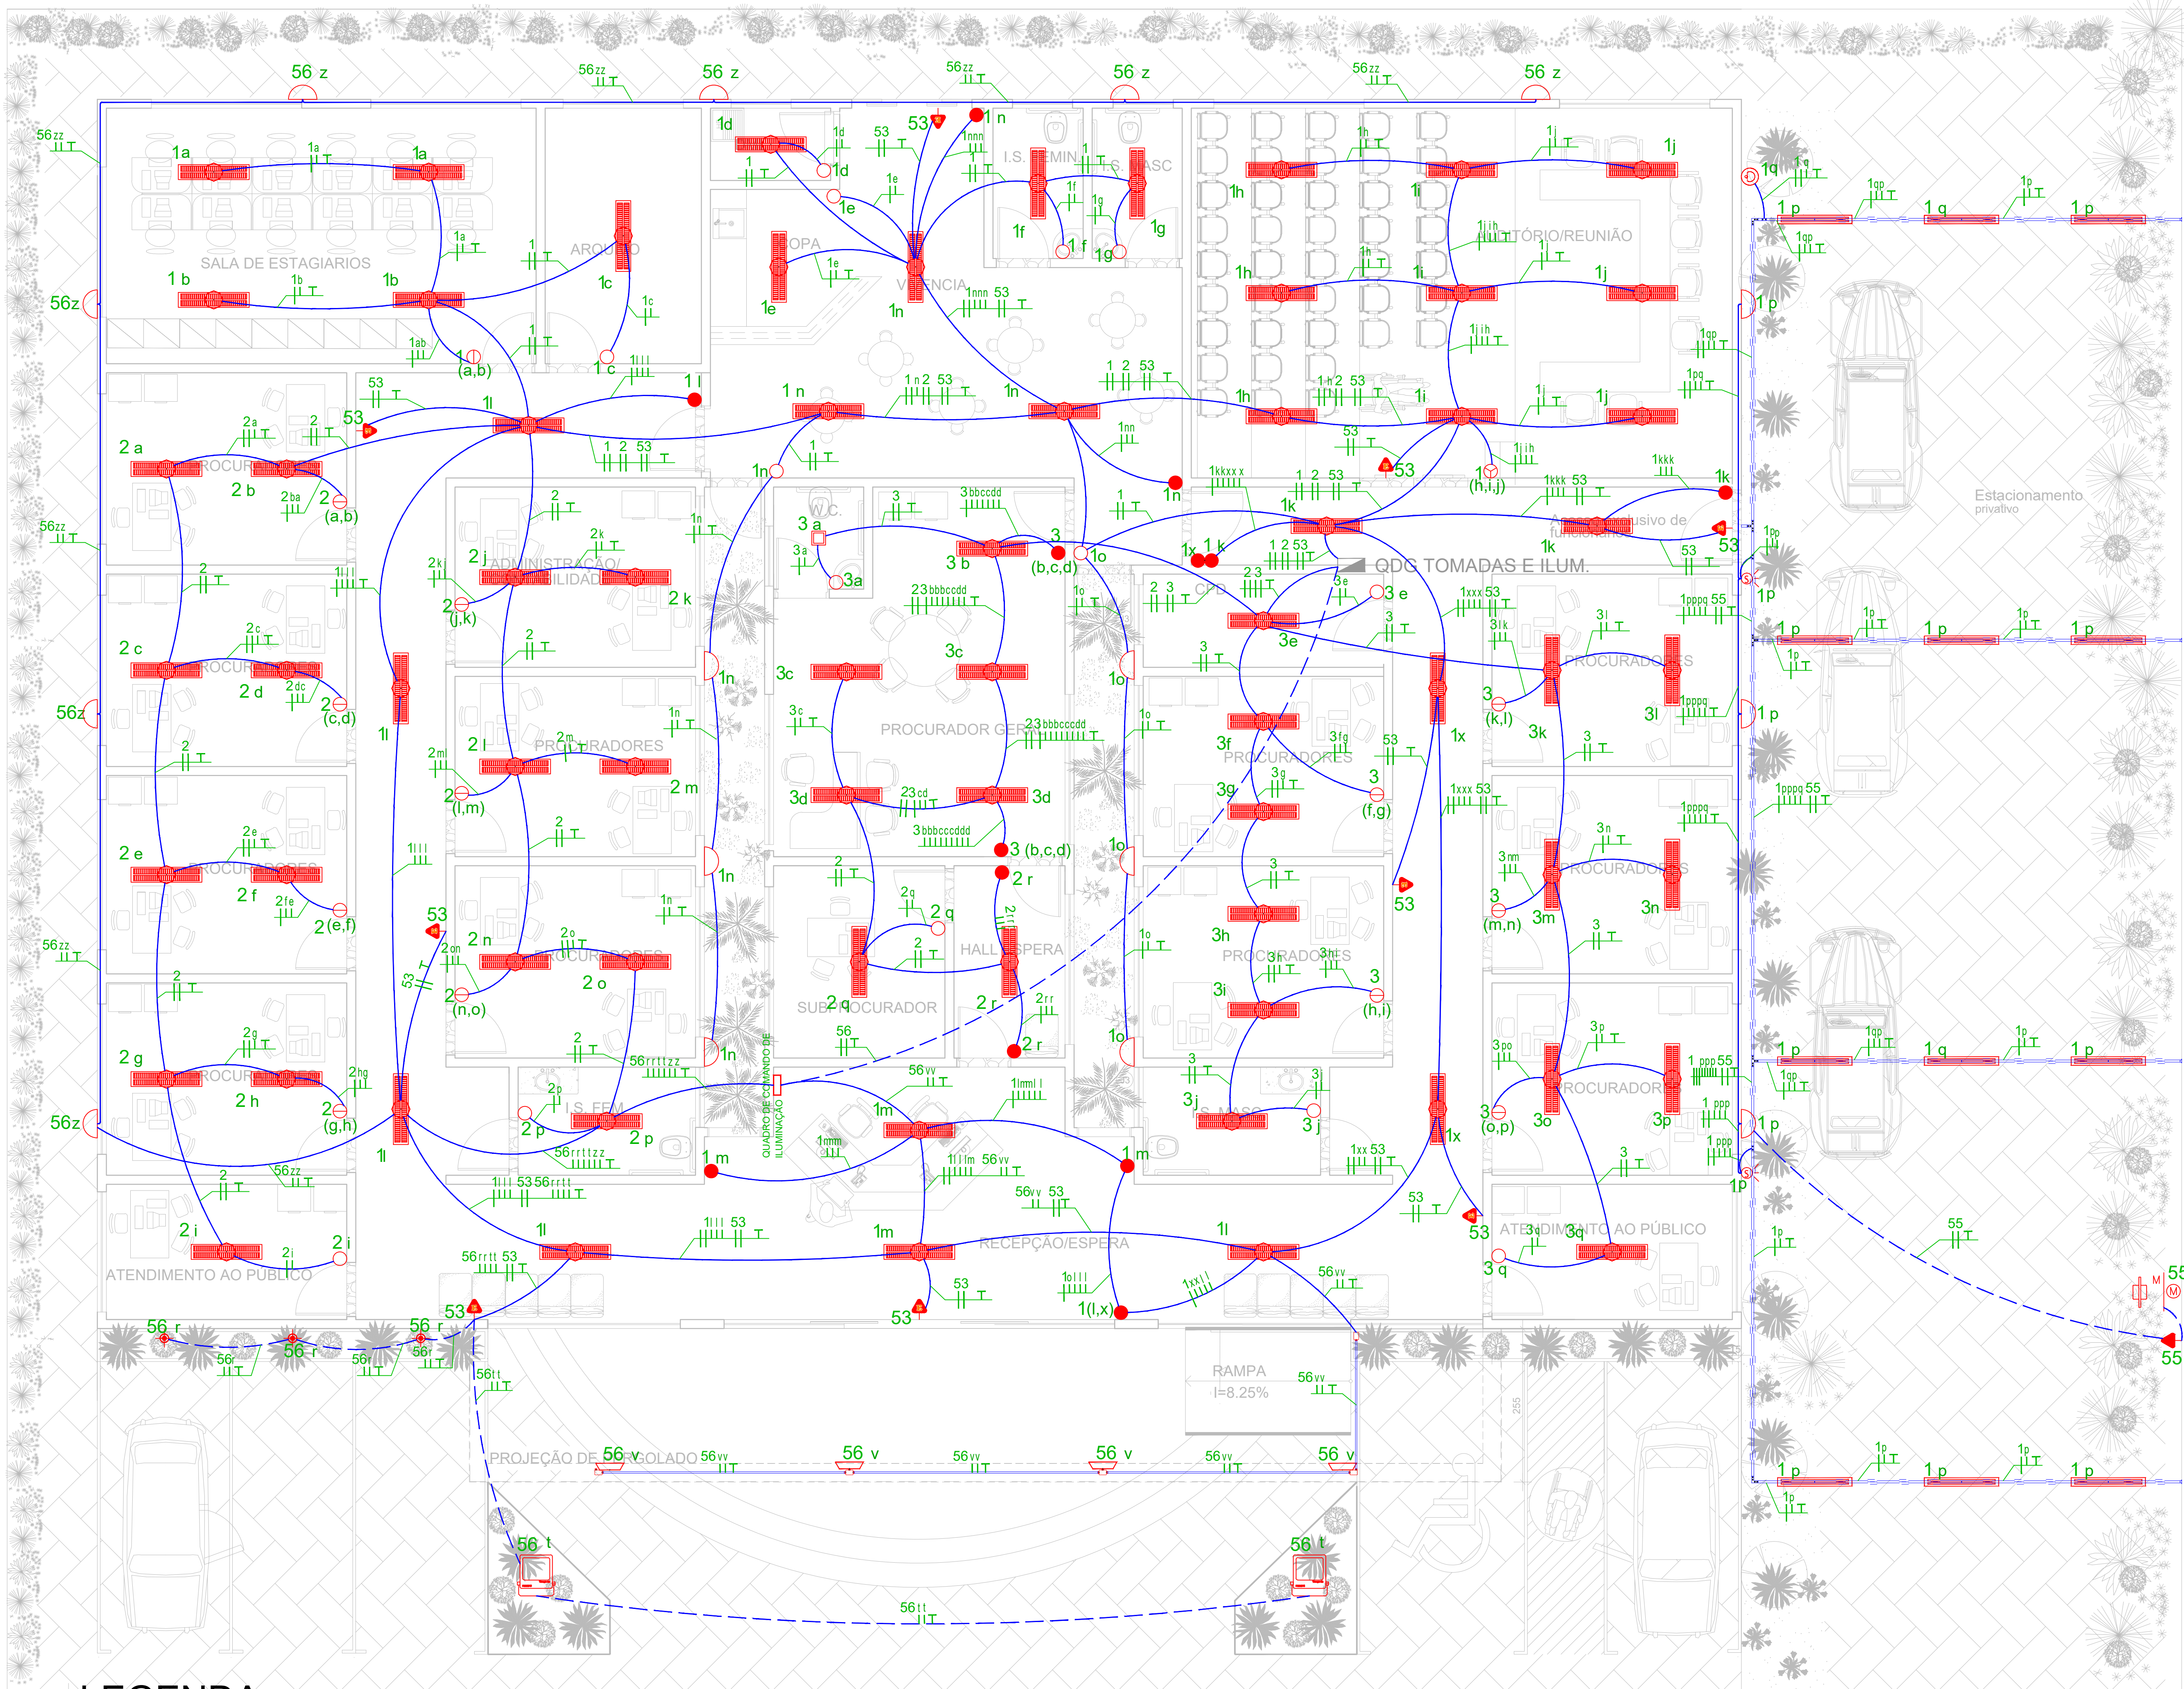

LEGENDA DA FIAÇÃO

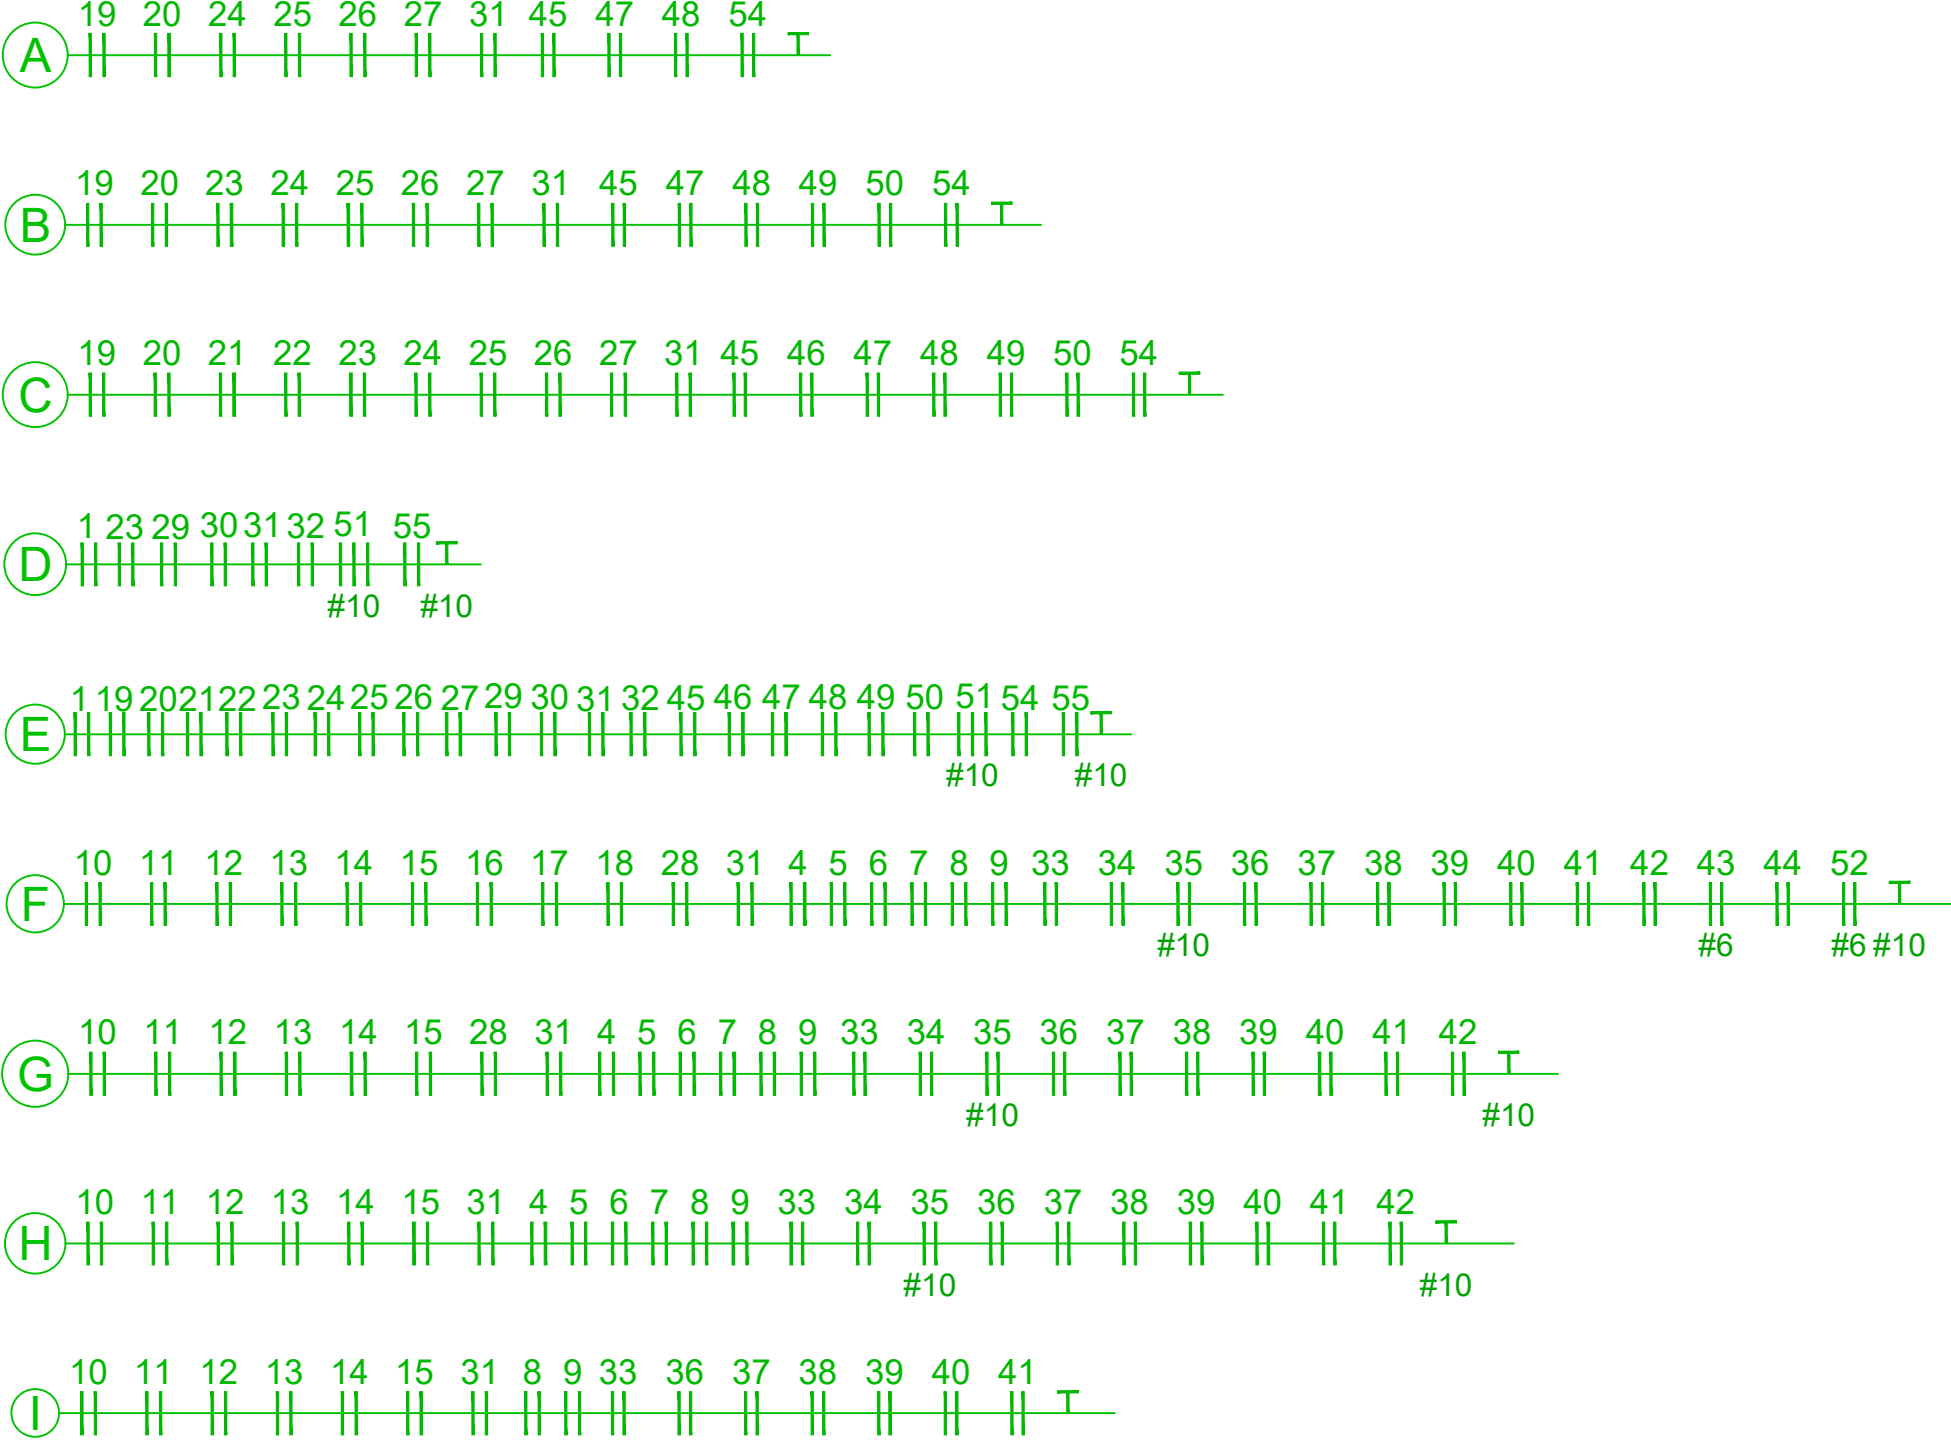

- * AS CONECÇÕES DEVEM SER ESTANHADAS E ISOLADAS COM FITA DE AUTO FUSÃO SEGUIDA DE FITA ISOLANTE COMUM.
- * FIAÇÃO NÃO COTADA 2,5 mm².
- * TUBULAÇÃO NÃO COTADA 25 mm OU 3/4"
- * NÃO USAR CABO DE NEUTRO COMO TERRA.
- * TODAS AS TOMADAS SÃO DO TIPO 2P+T PADRÃO BRASILEIRO
- * CRIAR NO QUADRO DE DISTRIBUIÇÃO UM BARRAMENTO DE TERRA.
- * TODA A FIAÇÃO É DE CABO DE COBRE FLEXÍVEL.
- * INSTALAR NOS QUADROS DPS Classe II.
- * TODO CIRCUITO DEVE POSSUIR TERRA, CONFORME NBR5410 DE 2004
- * O CABO DE TERRA PODE SER COMUM A VÁRIOS CIRCUITOS.
- * TRATAR TODOS OS BARRAMENTOS COM PRATA LÍQUIDA.
- * TODOS OS CABOS SUBTERRÂNEOS DEVEM TER ISOLAÇÃO 0,6/1 kV
- * O PROJETO É ACOMPANHADO DO MEMORIAL DESCRITIVO. VER ARQUIVO ANEXO.
- * O DIÂMETROS DAS TUBULAÇÕES É INTERNO E MÍNIMO PODENDO SER AUMENTADO.
- * PLOTAR ESSA PRANCHA COLORIDA. CASO SEJA PLOTADA PRETO E BRANCO A EXECUÇÃO SERÁ PREJUDICADA.
- * A REFERÊNCIA DAS ELETROCALHAS SÃO SEMPRE A DO PRÓPRIO PAVIMENTO (COR AZUL), ELAS ESTÃO NA POSIÇÃO EXATA. AS DEMAIS NA COR LARANJA DOS OUTROS PAVIMENTO NÃO ESTÃO NA POSIÇÃO EXATA, APENAS COMO FORMA ORIENTATIVA.
- * AS ELETROCALHAS E TUBULAÇÕES NA COR LARANJA DEVERÃO SER MONTADAS SOBRE A LAJE.
- * AS TUBULAÇÕES NA COR AZUL DEVERAM SER EMBUTIDAS NA LAJE, PAREDE OU PISO.

01	REVISÃO GERAL	26/04/2019
00	PROJETO INICIAL	11/02/2019
REV.:	DISCRIMINAÇÃO:	DATA:



PROJETOS ELÉTRICOS
RUA MIGUEL RIOS DOS SANTOS, 377, SALA 20, UBERLÂNDIA - MG (34)3214-4619
WILLIAM BERNARDES ALVES - CREA 97254/D-MG
ENG. ELETRICISTA E SEGURANÇA DO TRABALHO

PMI:

TÍTULO:

ELÉTRICO

PROPRIETÁRIO:
PREFEITURA MUNICIPAL DE ARAGUARI
PROJETO / LOCAL:
PROJETO PARA CONSTRUÇÃO DA PROCURADORIA MUNICIPAL
RUA HERMOZINO DECARDO LOTE 141, ARAGUARI - MG

CONTEÚDO:
- QUADROS E DIAGRAMAS
- DETALHES

PROPRIETÁRIO: ASSOCIAÇÃO DOS MUNICÍPIOS DA MICRORREGIÃO DO VALE DO PARANÁ
AUTOR DO PROJETO E RT: WILLIAM BERNARDES ALVES
ENº ELETRICISTA - CREA Nº. 97254/D-MG
CELULAR: (34) 9673-3797
ESCALA: 1:50
UNIDADE: Cm
FOLHAS: 02/04
DATA: 26 DE ABRIL DE 2019

LEGENDA:

	- ARANDELA BIFOCAL		- PROJETO MULTIMIDEA		- QUADRO DE DISTRIBUIÇÃO GERAL
	- LUMINÁRIA LED DE SOBREPOR LUMICENTER EAA02-S3500850		- BOX RETO GALVANIZADO PARA ELETRODUTO DE 3/4"		- CAIXA PARA MEDIDOR
	- LUMINÁRIA LED SOBREPOR 2X20W LUMICENTER CCN20-S2TLED120		- CAIXA OCTOGONAL FUNDO MÓVEL PARA TETO		- ELETRODUTO NO PISO
	- PLAFON DE SOBREPOR 1X23W		- CAIXA ZB CEMIG PARA GARAGEM		- ELETRODUTO NO TETO
	- Projeto LED Flood Light - BVP281 100W		- CONDULETE MULTIPLO TIPO X DE 3/4"		- ELETROCALHA
	- PROJETO LED FLOOD LIGHT - BVP281 100W		- CURVA DE INVERSÃO 'U' PERFURADO 300X100MM		- ENERGIA APARENTE
	- FOTOCELULA		- CURVA HORIZONTAL 38X38MM		- ELETROCALHA AÉREA PERFURADA EM 'U' CHAPA 20 100MMX100MM
	- INTERRUPTOR DE DUAS SEÇÕES		- CURVA HORIZONTAL 90 'U' PERFURADO 300X100MM		- ELETRODUTO DE AÇO ZINCADO 3/4"
	- INTERRUPTOR DE TRÊS SEÇÕES		- JUNÇÃO 'L' 38X38MM		- PERFILADO PERFURADO CHAPA 18 38MMX38MM
	- INTERRUPTOR PARALELO (THREE-WAY)		- JUNÇÃO 'T' 38X38MM		- TUBO QUE SOBE (UNIFILAR)
	- SENSOR DE PRESENÇA NA PAREDE		- LUVA DE ACABAMENTO PERFURADO 100X100MM		- TUBO QUE SOBE (DETALHADO)
	- LUMINÁRIA DE EMERGÊNCIA H=200 CM		- LUVA DE ACABAMENTO PERFURADO 300X100MM		- FASE, NEUTRO, RETORNO, TERRA
	- PROJETO DE FACHO DIFUSO		- LUVA DE TERMINAÇÃO PARA PERFILADO 38X38MM		
	- TOMADA 2P+T 10A PARA MÓVEL		- REDUÇÃO CONCENTRICA 'U' PERFURADO 300X100X100MM		
	- TOMADA ALTA 2P+T 10A H=200 CM		- SAÍDA LATERAL DE ELETROCALHA PARA ELETRODUTO DE 3/4"		
	- TOMADA BAIXA 2P+T 10A H=30 CM		- SAÍDA LATERAL DE ELETROCALHA PARA PERFILADO		
	- TOMADA MEDIA 2P+T 10A H=110 CM		- SAÍDA LATERAL SIMPLES DE PERFILADO 38X38MM PARA ELETRODUTO 3/4"		
	- MOTOR		- TÊ HORIZONTAL 90 'U' PERFURADO 300X100MM		
	- TOMADA PARA AR CONDICIONADO JANELA		- TERMINAÇÃO PARA PERFILADO 38X38		