



- NOTAS**
- | | |
|---|--|
| 1-PARA LOCALIZAÇÃO EXATA DAS LOUÇAS E METAIS, CONSULTAR PROJETO ARQUITETÔNICO. | |
| 2-PARA AVALIAÇÃO DE RISCOS DE CONTAMINAÇÃO DE TUBOS E CONEXÕES EM ÁGUA POTÁVEL, CONSIDERAR: | |
| 3-INSTALAR CONEXÕES COM BUCHA DE LATÃO NOS PONTOS TEMINIAIS DE ÁGUA FRIA. | |
| 4-AS CAVALAZÕES NUNCA DEVERÃO INTERFERIR NEM HORIZONTALMENTE, NEM VERTICALMENTE, COM A LINHA DE TUBOS. | |
| 5-PARA AS TUBULAÇÕES DE ÁGUA PLUVIAL E ESgoto UTILIZAR COMO DEPENDÊNCIA ANIMAIS OS SEQUENTES ALCORES: $910\text{mm} \pm 1\%$, $910\text{mm} \pm 2\%$, $970\text{mm} \pm 1\%$, $970\text{mm} \pm 2\%$, $1040\text{mm} \pm 1\%$, $1040\text{mm} \pm 2\%$, $1100\text{mm} \pm 1\%$, $1100\text{mm} \pm 2\%$, $1170\text{mm} \pm 1\%$ E $1170\text{mm} \pm 2\%$. | |
| 6-AS TUBULAÇÕES DEVERÃO OCORRER A ALTURA DO TELHADO EM 30 CM. | |
| 7-A LOCALIZAÇÃO DAS CAMAS E INCLINAÇÕES DAS TUBULAÇÕES SE DARA EM FUNÇÃO DA IMPLANTAÇÃO E DEPENDÊNCIA DO TERRENO, OS DETALHES AQUI APRESENTADOS SÃO SÓ PARA LOCALIZAÇÃO EXATA E BOM DO PADRÃO DE AVALIAÇÃO/RECONHECIMENTO, CONSULTAR A CONCESSIONÁRIA. | |
| 8-RECOMENDAMOS INSTALAR RAIO HEMISFÉRICO, 100MM DE DIÂMETRO, NO INTERIOR DOS CASAS, JUNTO AS PRADEIRAS DE ÁGUA, PARA AVALIAÇÃO DO NÍVEL DA ÁGUA. | |
| 9-RECOMENDAMOS INSTALAR RAIO HEMISFÉRICO, 100MM DE DIÂMETRO, NO INTERIOR DOS CASAS, JUNTO AS PRADEIRAS DE ÁGUA, PARA AVALIAÇÃO DO NÍVEL DA ÁGUA. | |
| 10-AS ÁGUAS PLUVIAIS, APÓS COLETA EM NOS PODERÃO SER LANÇADAS NO SISTEMA DE ESGOTO SANITÁRIO. | |
| 11-INSTALAR CUBA, 87X30, E INSEÇÃO EM TODOS OS PIS DE BANHEIRO. | |
| 12-OS DETALHES DEVERÃO SER INDICADOS NAS CONEXÕES POR MEIO DE MÉTODOS APROPRIADOS, NUNCA UTILIZANDO AQUELAMENTO (TPOO) PARA SUBSTITUIR CONEXÕES. | |
| 13-DIMENSÕES EM "CM" E DIÂMETROS EM "MM". | |

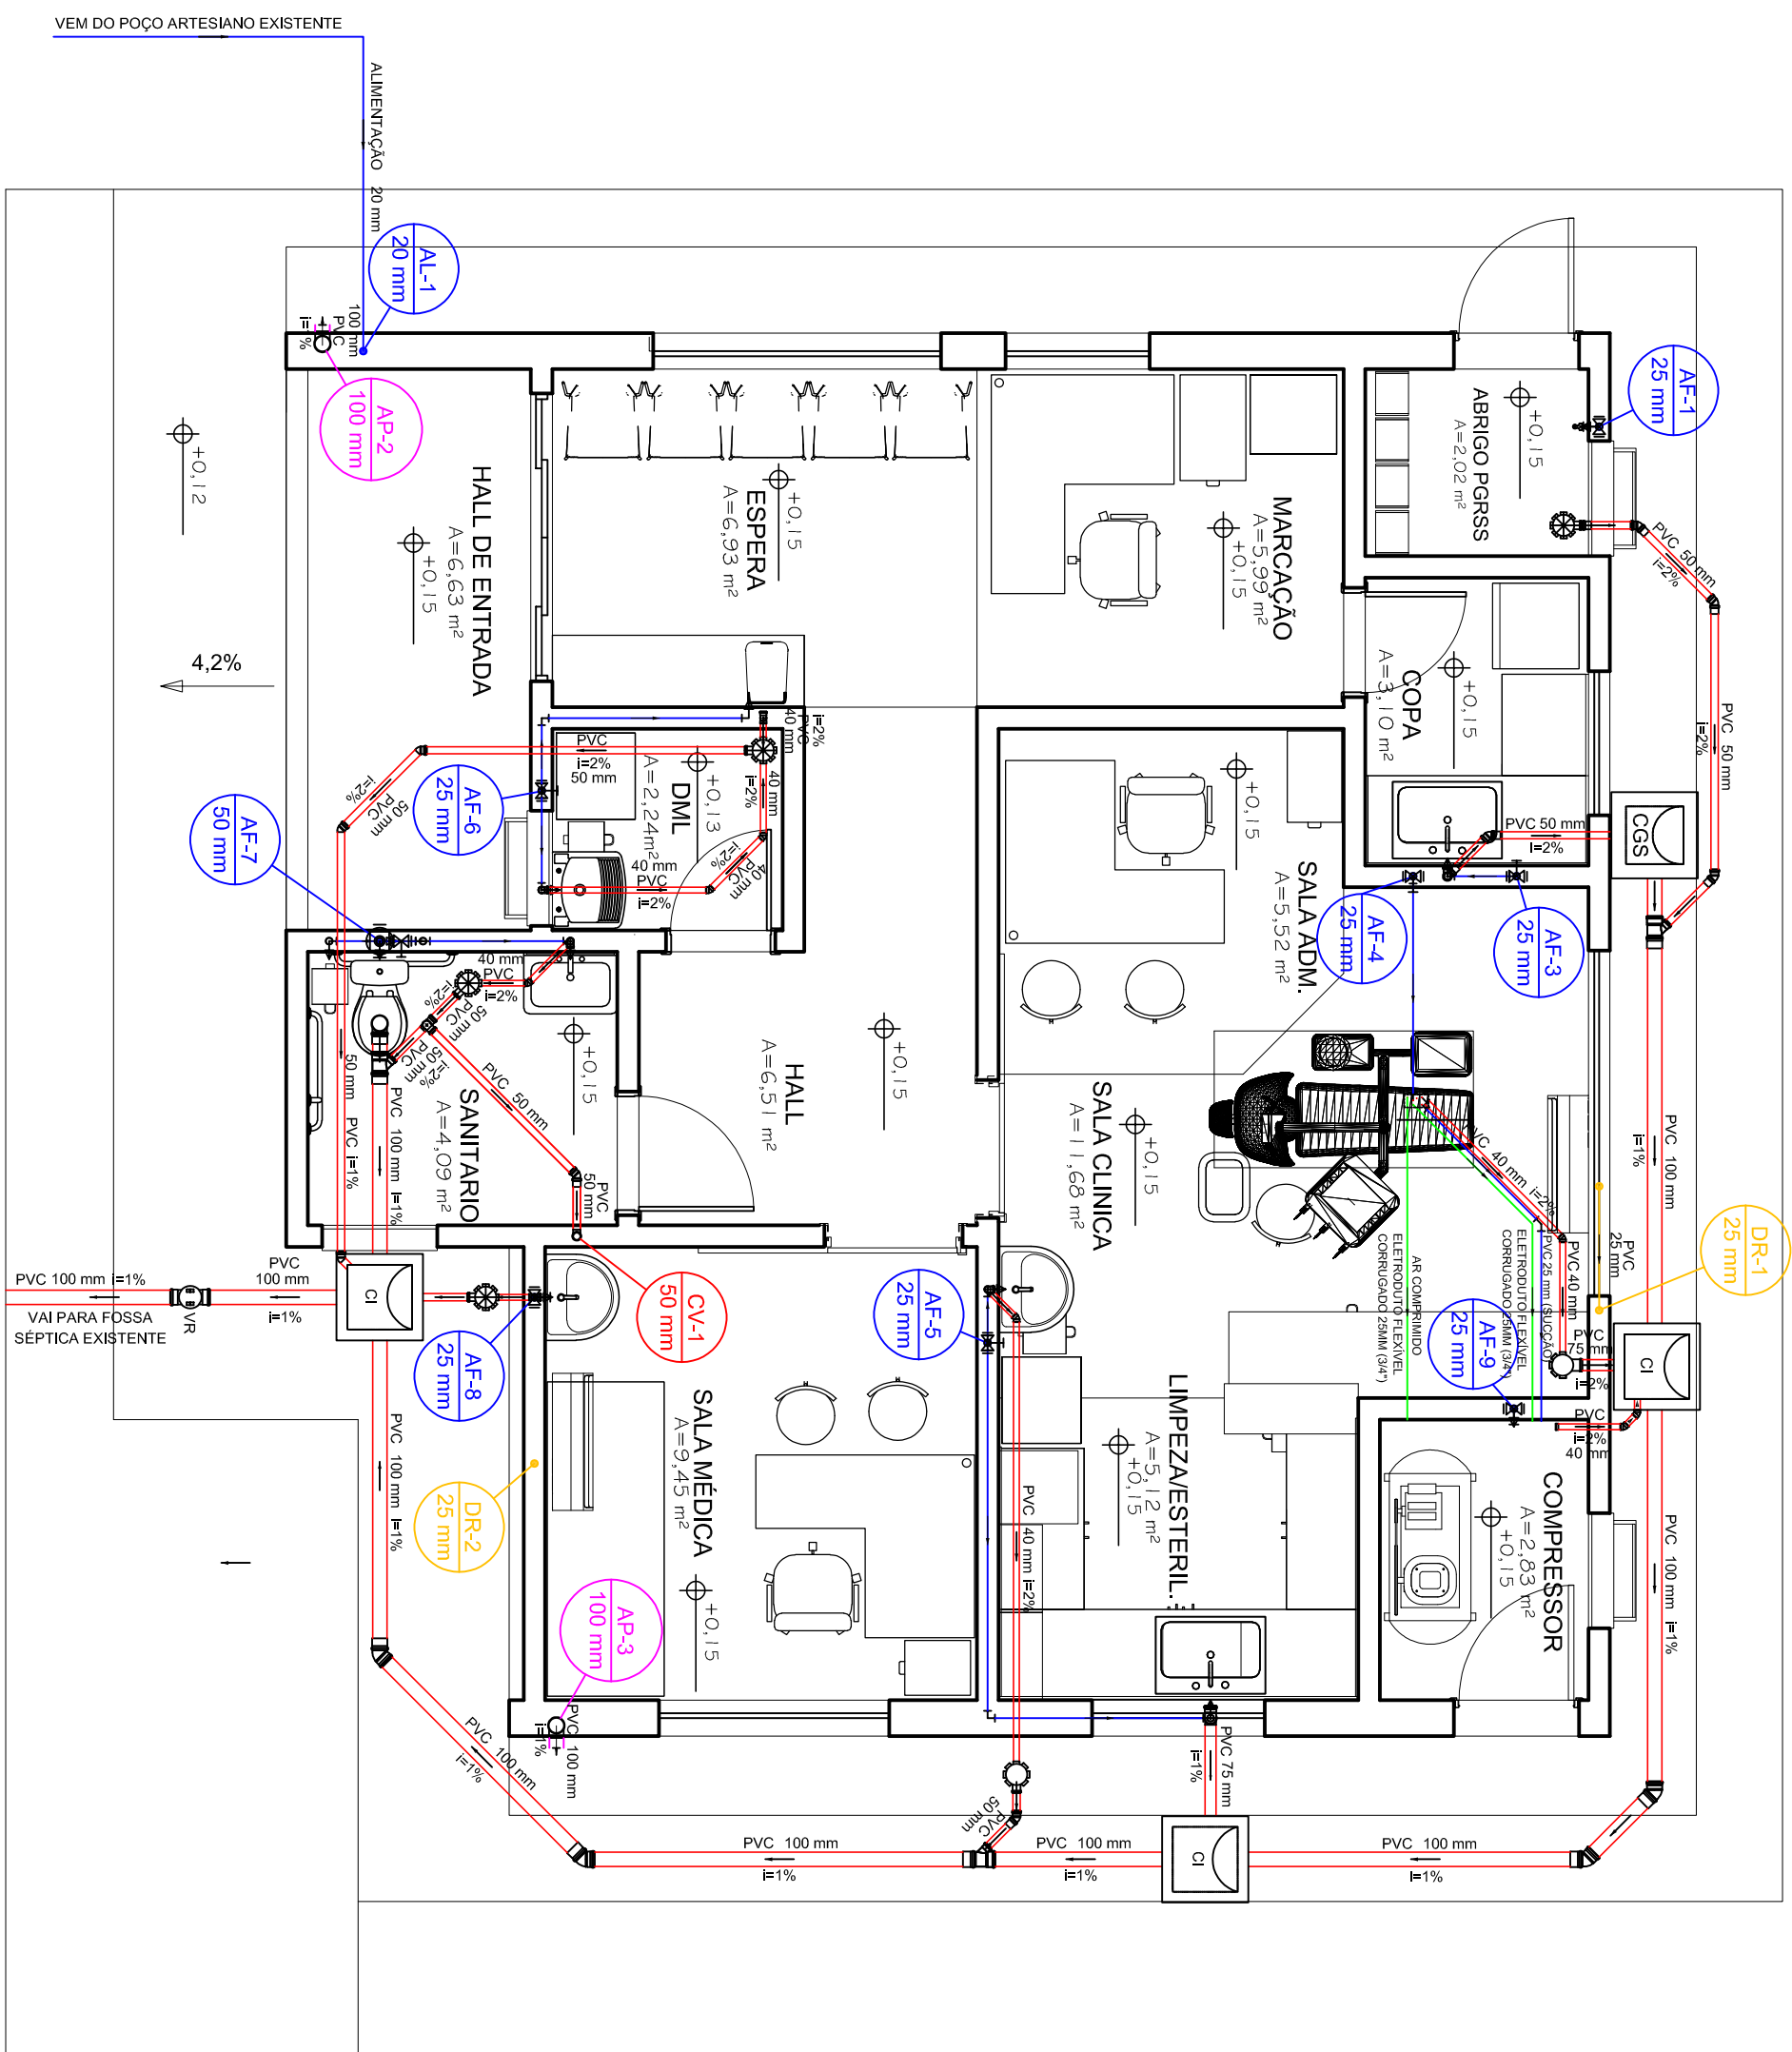


PLANTA BAIXA
ESCALA: 1/50

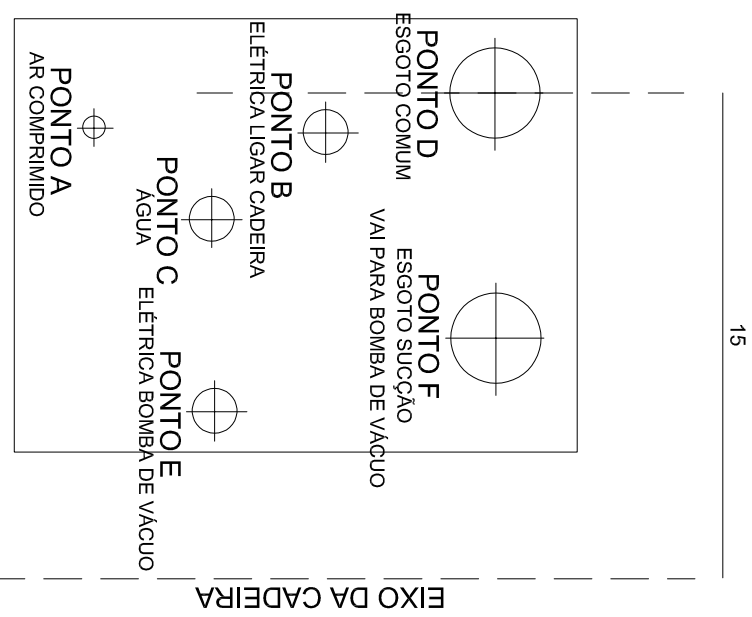

DETALHE 1
ESCALA : 1/100

LEGENDA NOMENCLATURA	
AF	AGUA FRIA
AL	ALIMENTAÇÃO
AP	AGUA PLUVIAL
BE	BEBEDOURO / FILTRO
CA	CAIXA DE AREIA
CO	CAIXA DE GORDURA
CH	CHUVEIRO
CI	CAIXA DE INSPEÇÃO
CP	CAIXA DE PASSAGEM
CPG	CAIXA DE PASSAGEM C/RELVA
CS	CAIXA SIFONADA
CV	COLUNA DE VENTILAÇÃO
DH	DUCHA HIGIENICA
LV	LAVATORIO
MLL	MAQUINA LAVAR LOUÇA
MLR	MAQUINA LAVAR ROUPA
PIA	PIA
RG	REGISTRO DE CAVETA
RP	REGISTRO DE PRESSAO
TO.	TANQUE
VD	VALVULA DE DESCARGA
VR	VALVULA DE RETENÇÃO
VS	VASO SANITARIO

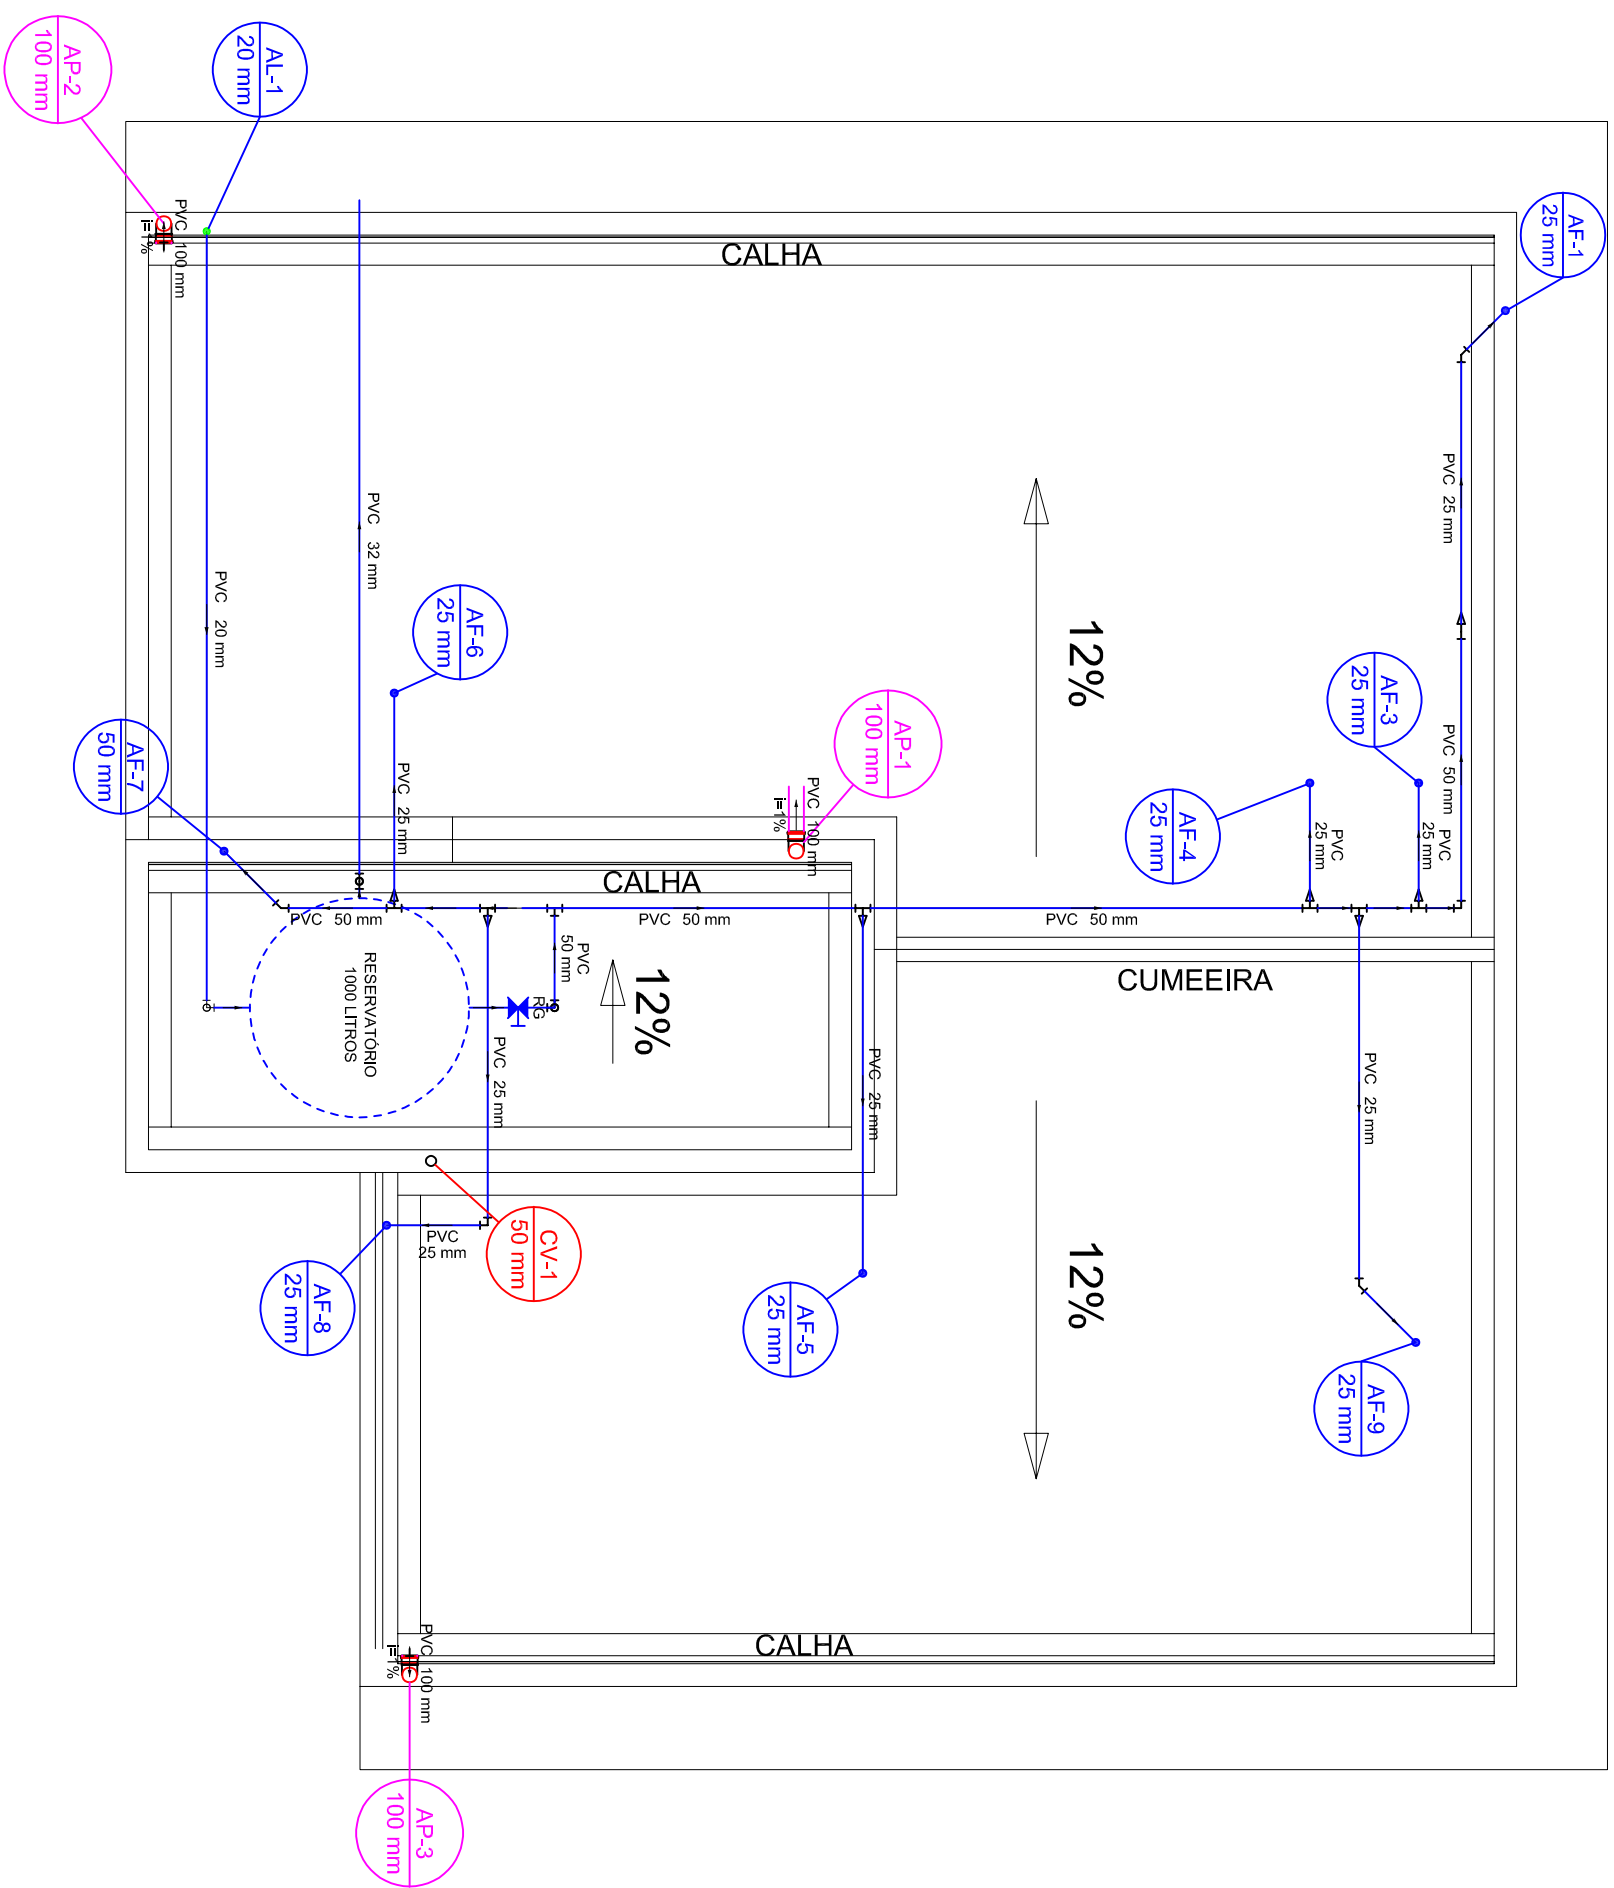

COBERTURA
ESCALA : 1/50

LEGENDA DE SÍMBOLOS	
	TUBULAGEM ESGOTO SANITÁRIO
	TUBULAGEM ÁGUA FRIA
	TUBULAGEM ÁGUA FRIA ELETRORUTO FLEXÍVEL CORRUGADO
	DRENO AR CONDIÇÃOADO PVC 20 MM
	CXA. DE INSPEÇÃO DE ESGOTO
	CXA. DE GORDURA SIMPLES
	CXA. DE PASSAGEM COM GRELHA
	CXA. DE PASSAGEM
	CXA. SIFONADA COM GRELHA
	CXA SIFONADA TAMPA CEGA
	PAJO ARTICULADO TORE
	VALVULA DE RETENÇÃO
	PAJO LINEAR BANHEIRO
	GRELHA
	COLUNA VENTILADO
	COLUNA ÁGUA FRIA
	COLUNA DE ÁGUA QUENTE
	COLUNA DE ÁGUA FRIA

IDENTIFICAÇÃO DO IMÓVEL:		RODOVIA MG-223, KM 01 ZONA RURAL, ARAQUARI MG	
PROJETO HIDROSSANITÁRIO DE ESTABELECIMENTO DE ASSISTÊNCIA A SAÚDE			
CARIMBO DE APROVAÇÃO PMA		IDENTIFICAÇÃO ASSINATURAS	
		PROPRIETÁRIO PROPRIETÁRIO PRESENTIA DE ARAQUARI CNPJ: 16.629.640/0001-49	
		RT PROJETO MARCO TULLO BARBOSA SILVA SANTOS ENGENHEIRO CIVIL - CREA 201440	
DATA: 08/07/2022 ASSINATURA DO TITULO	REPRESENTANTE MASSO TULLO	PRONOME 01/03	
CONTEÚDO: PLANTA BAIXA, COBERTURA, NOTAS E LEGENDA			