




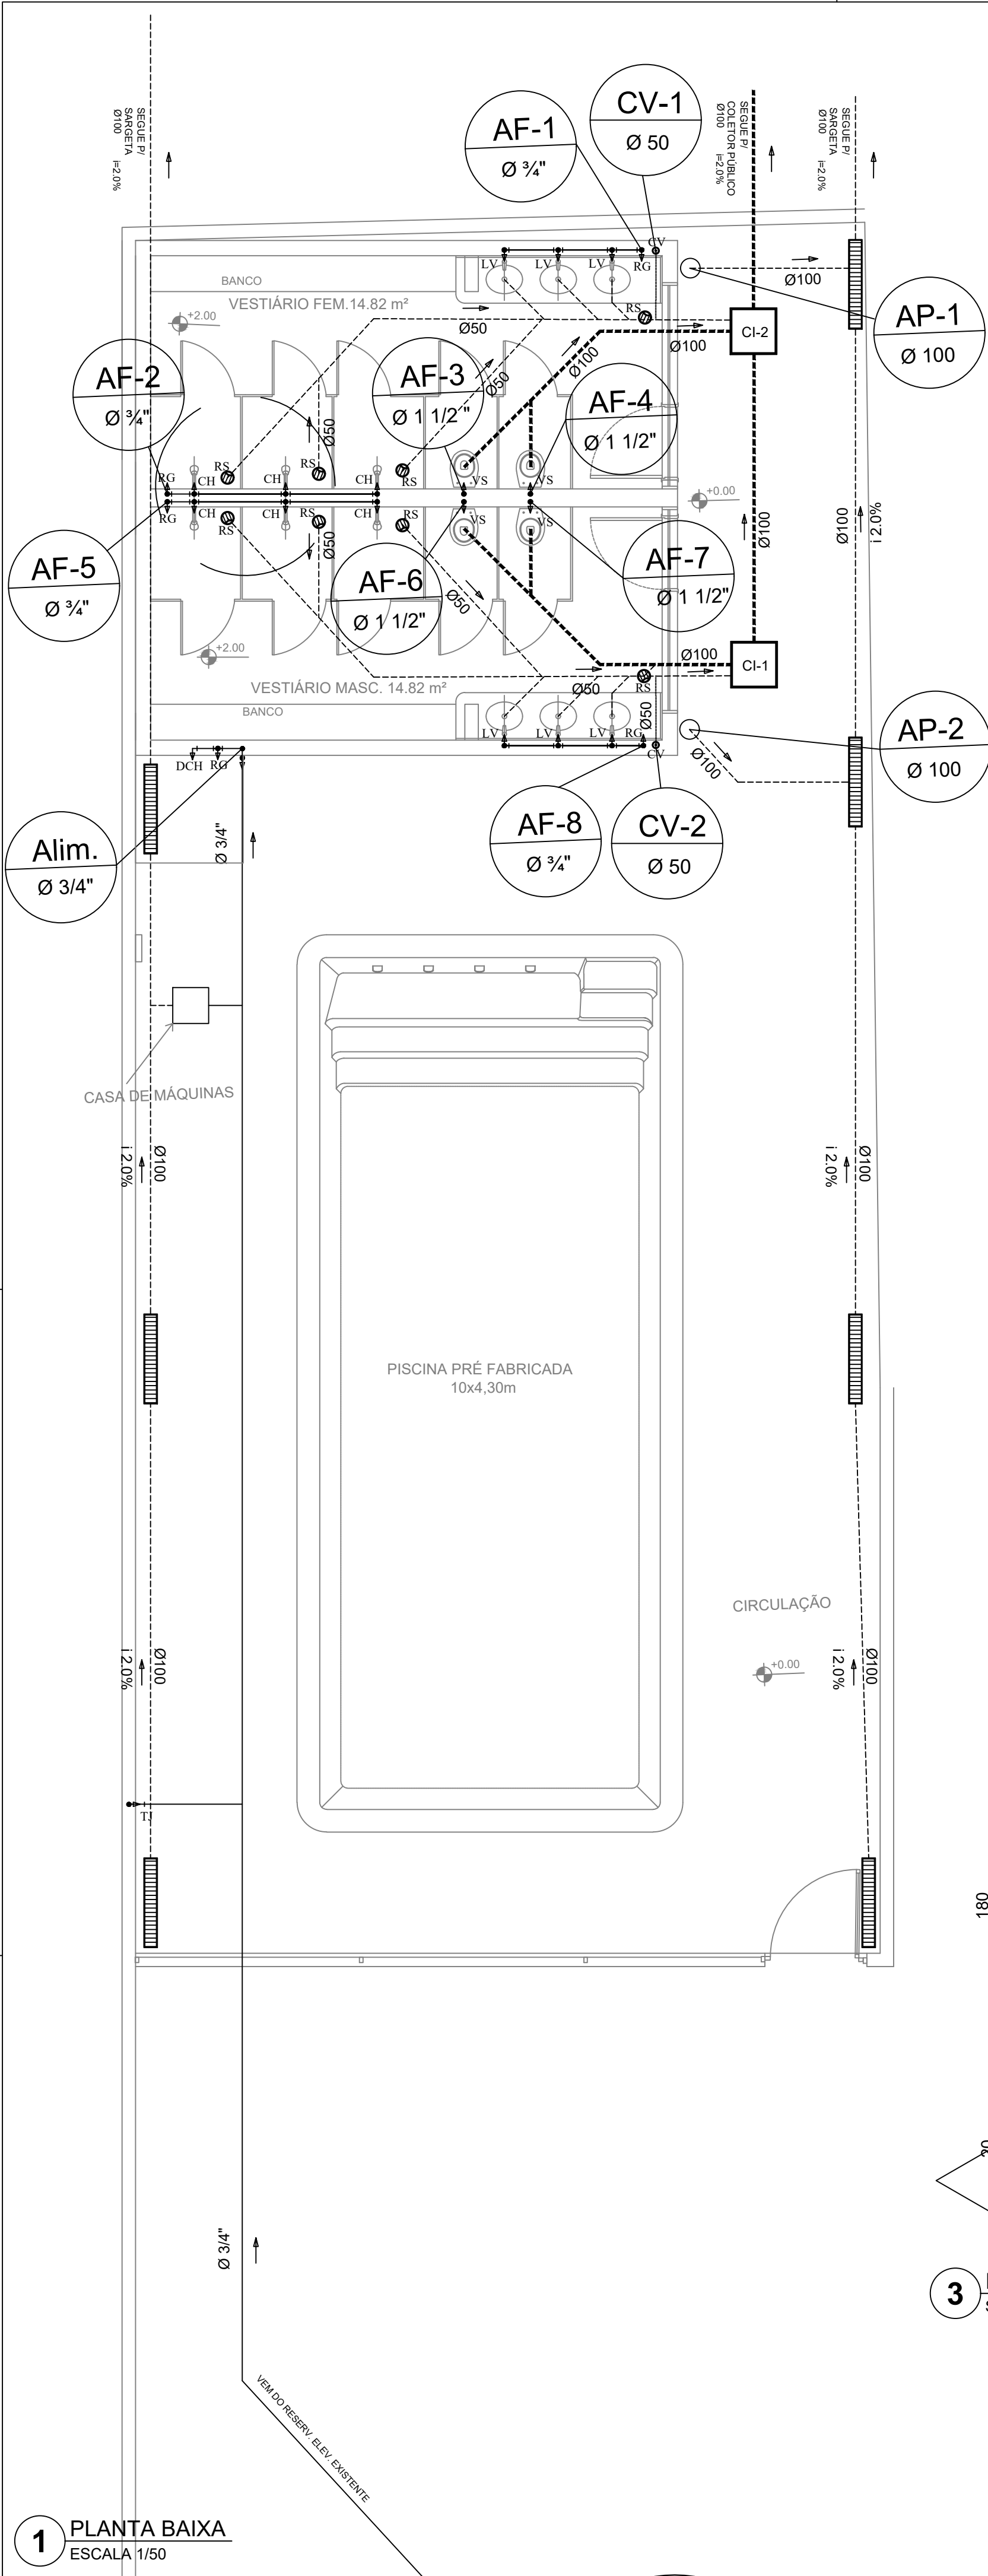


1 PLANTA BAIXA
ESCALA 1/50

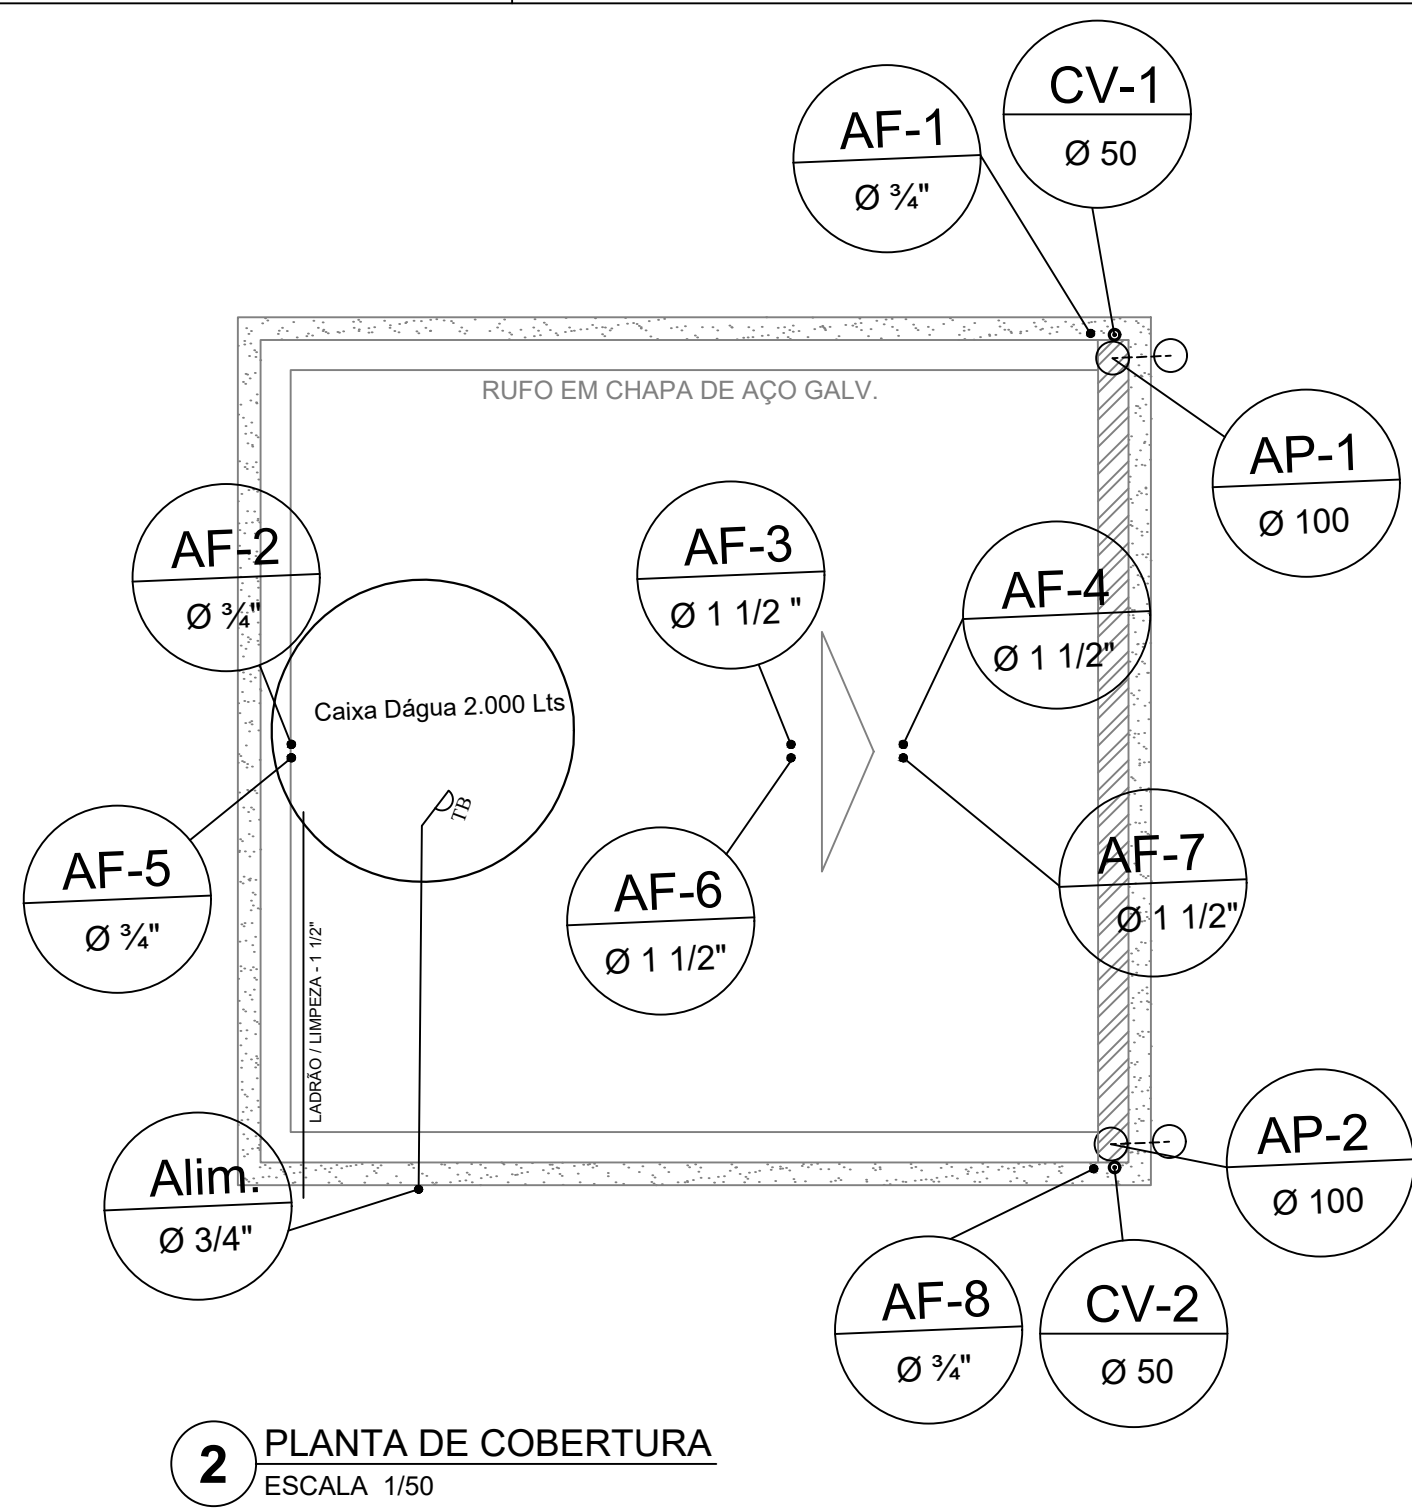


2 PLANTA DE COBERTURA
ESCALA 1/50

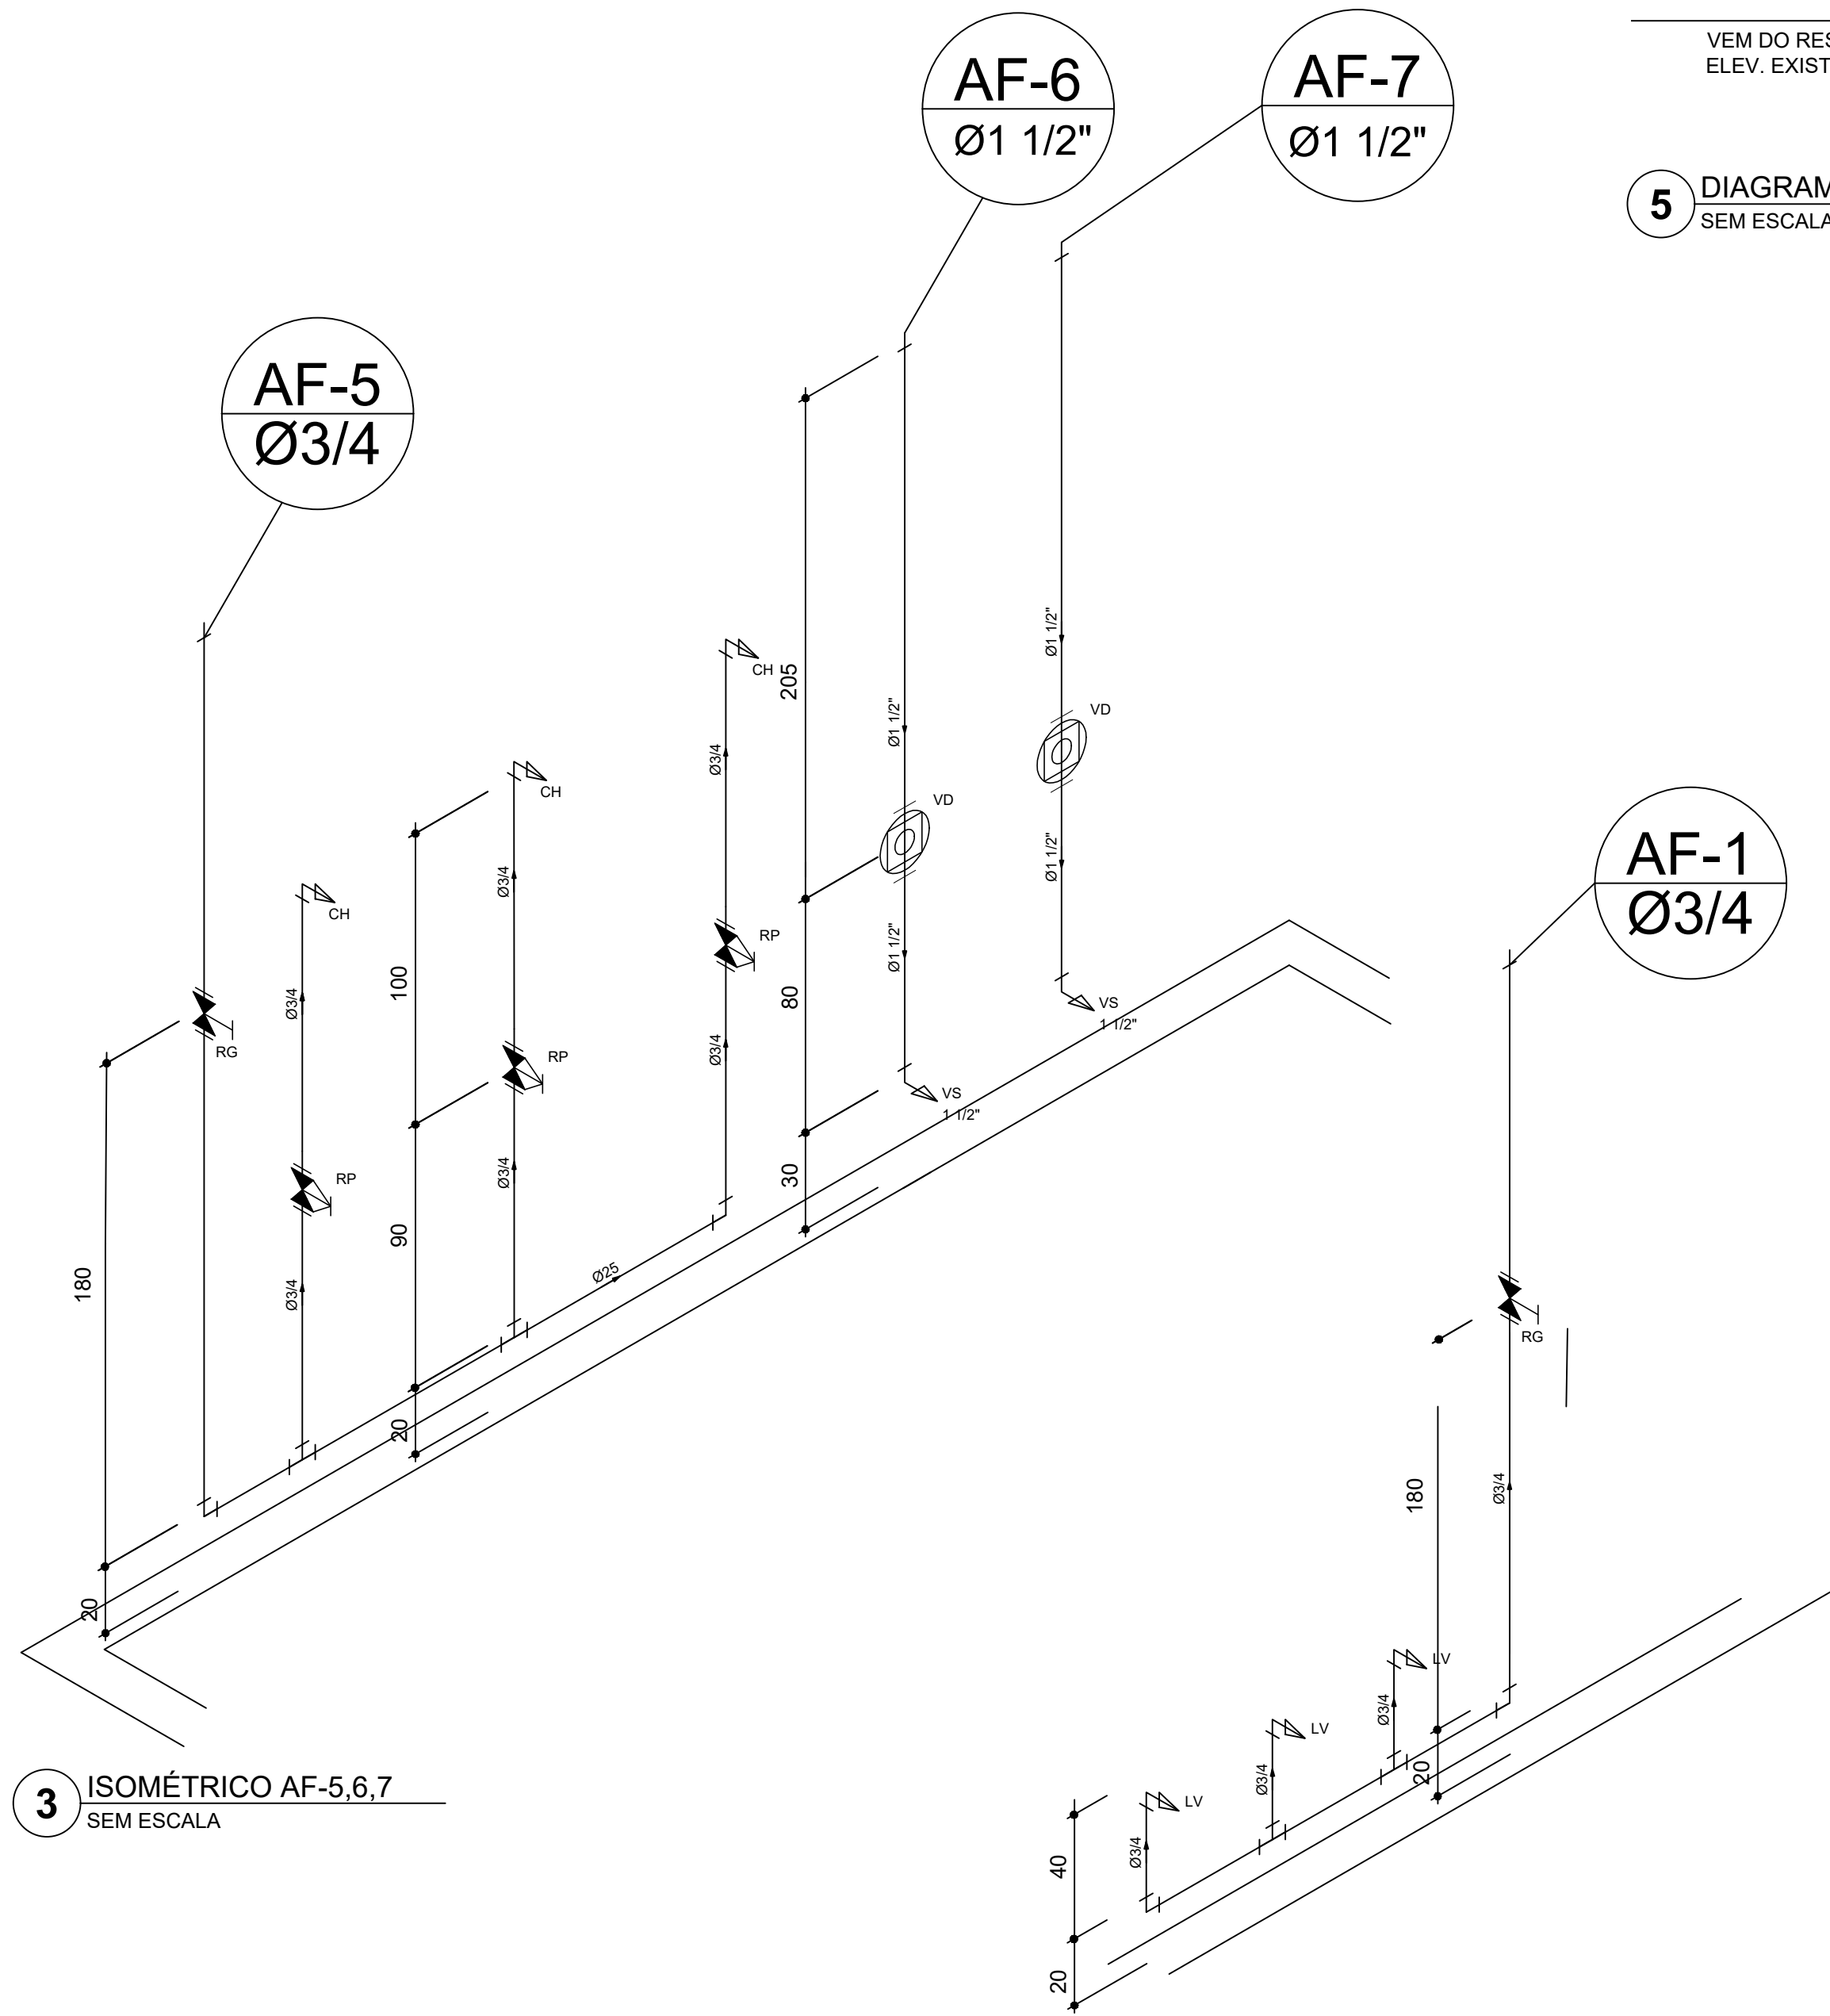

3 ISOMÉTRICO AF-5,6,7
SEM ESCALA

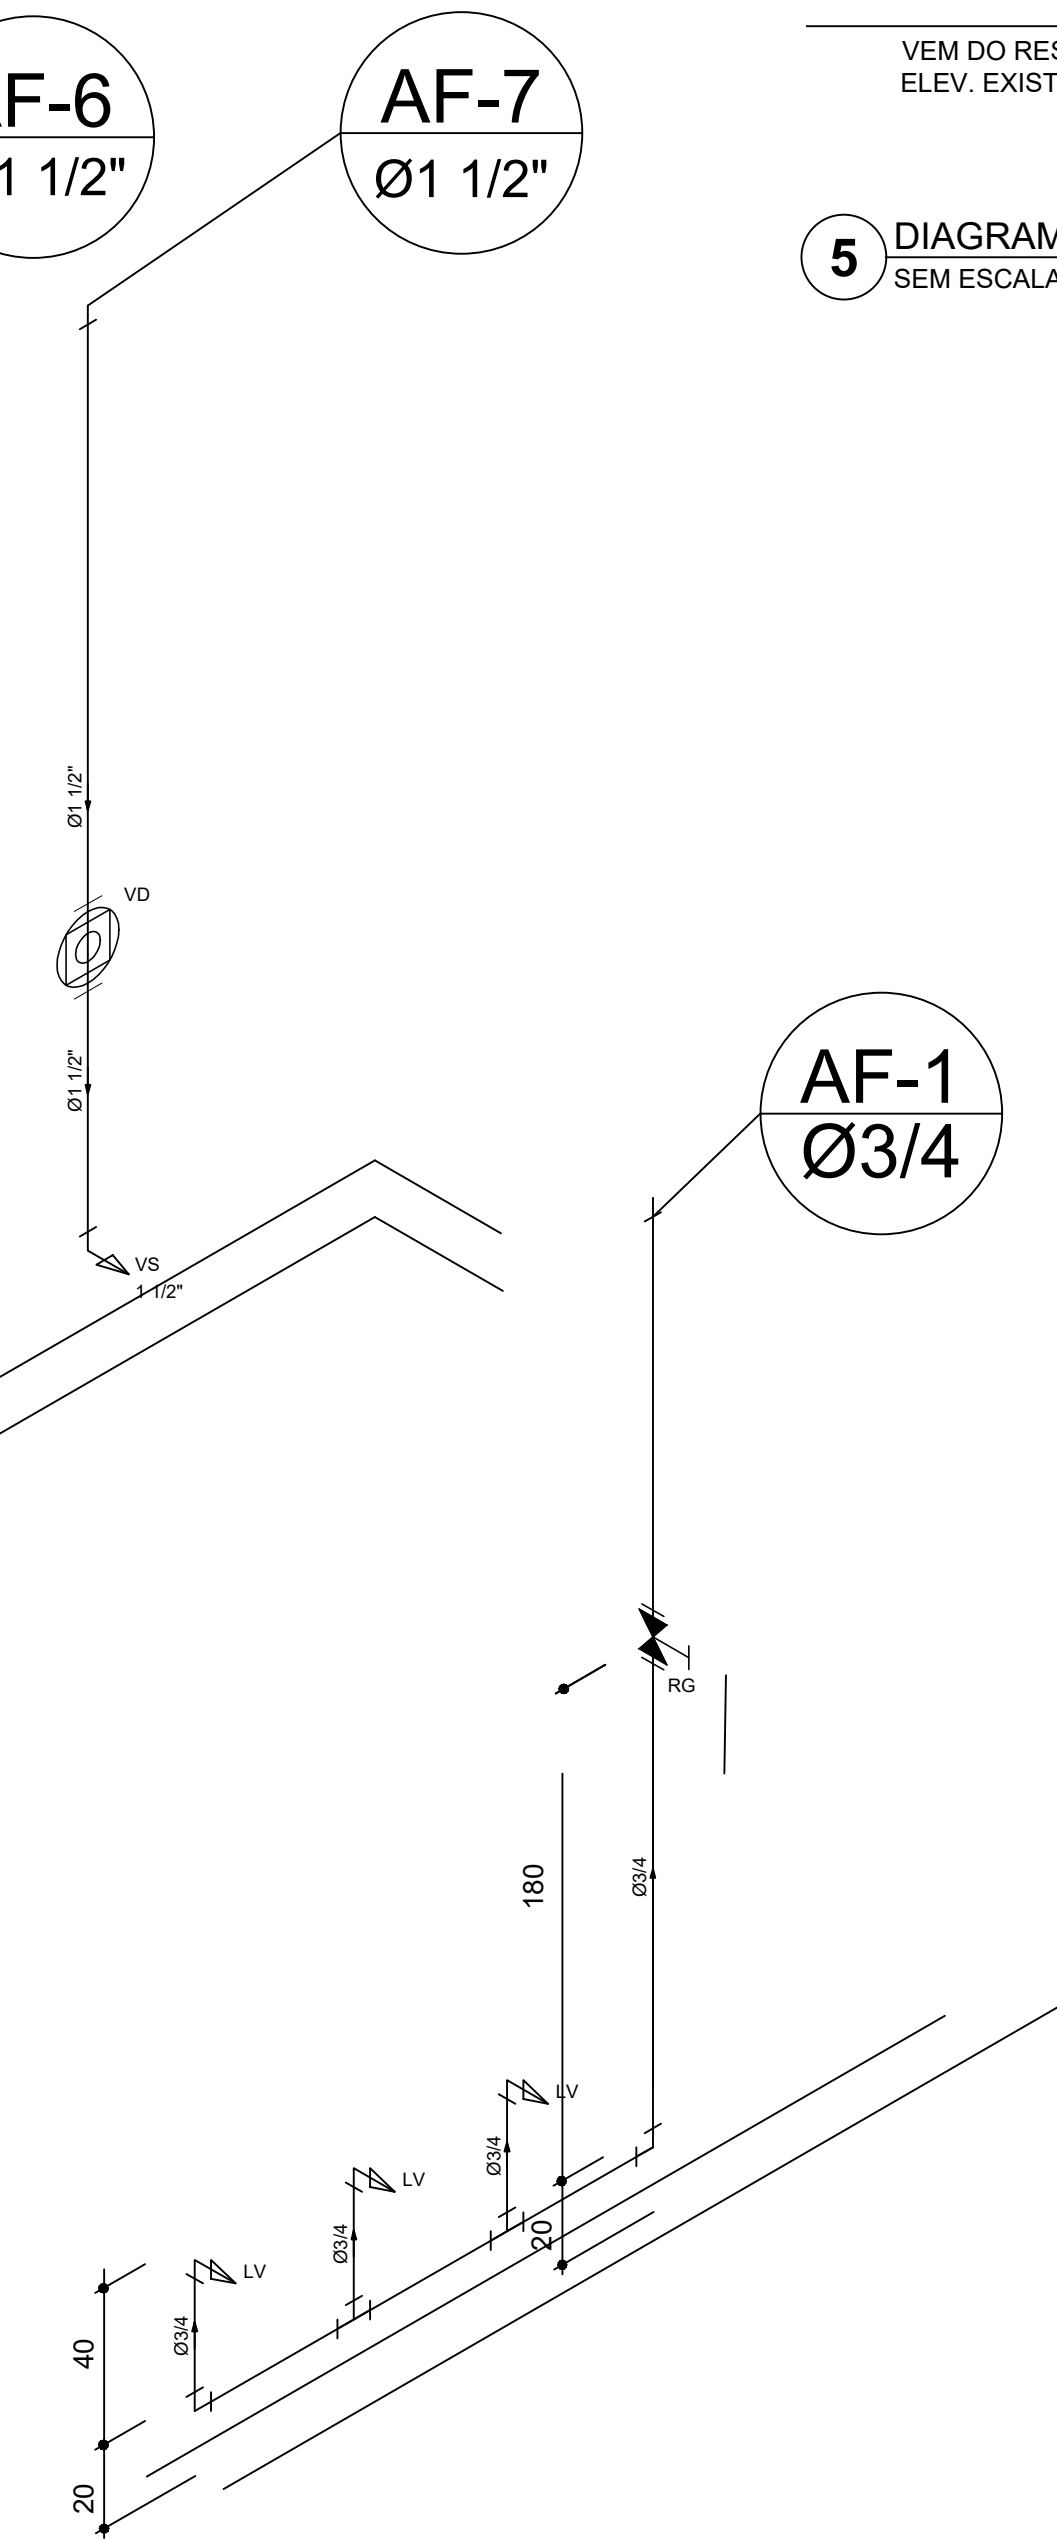

4 ISOMÉTRICO AF-1
SEM ESCALA

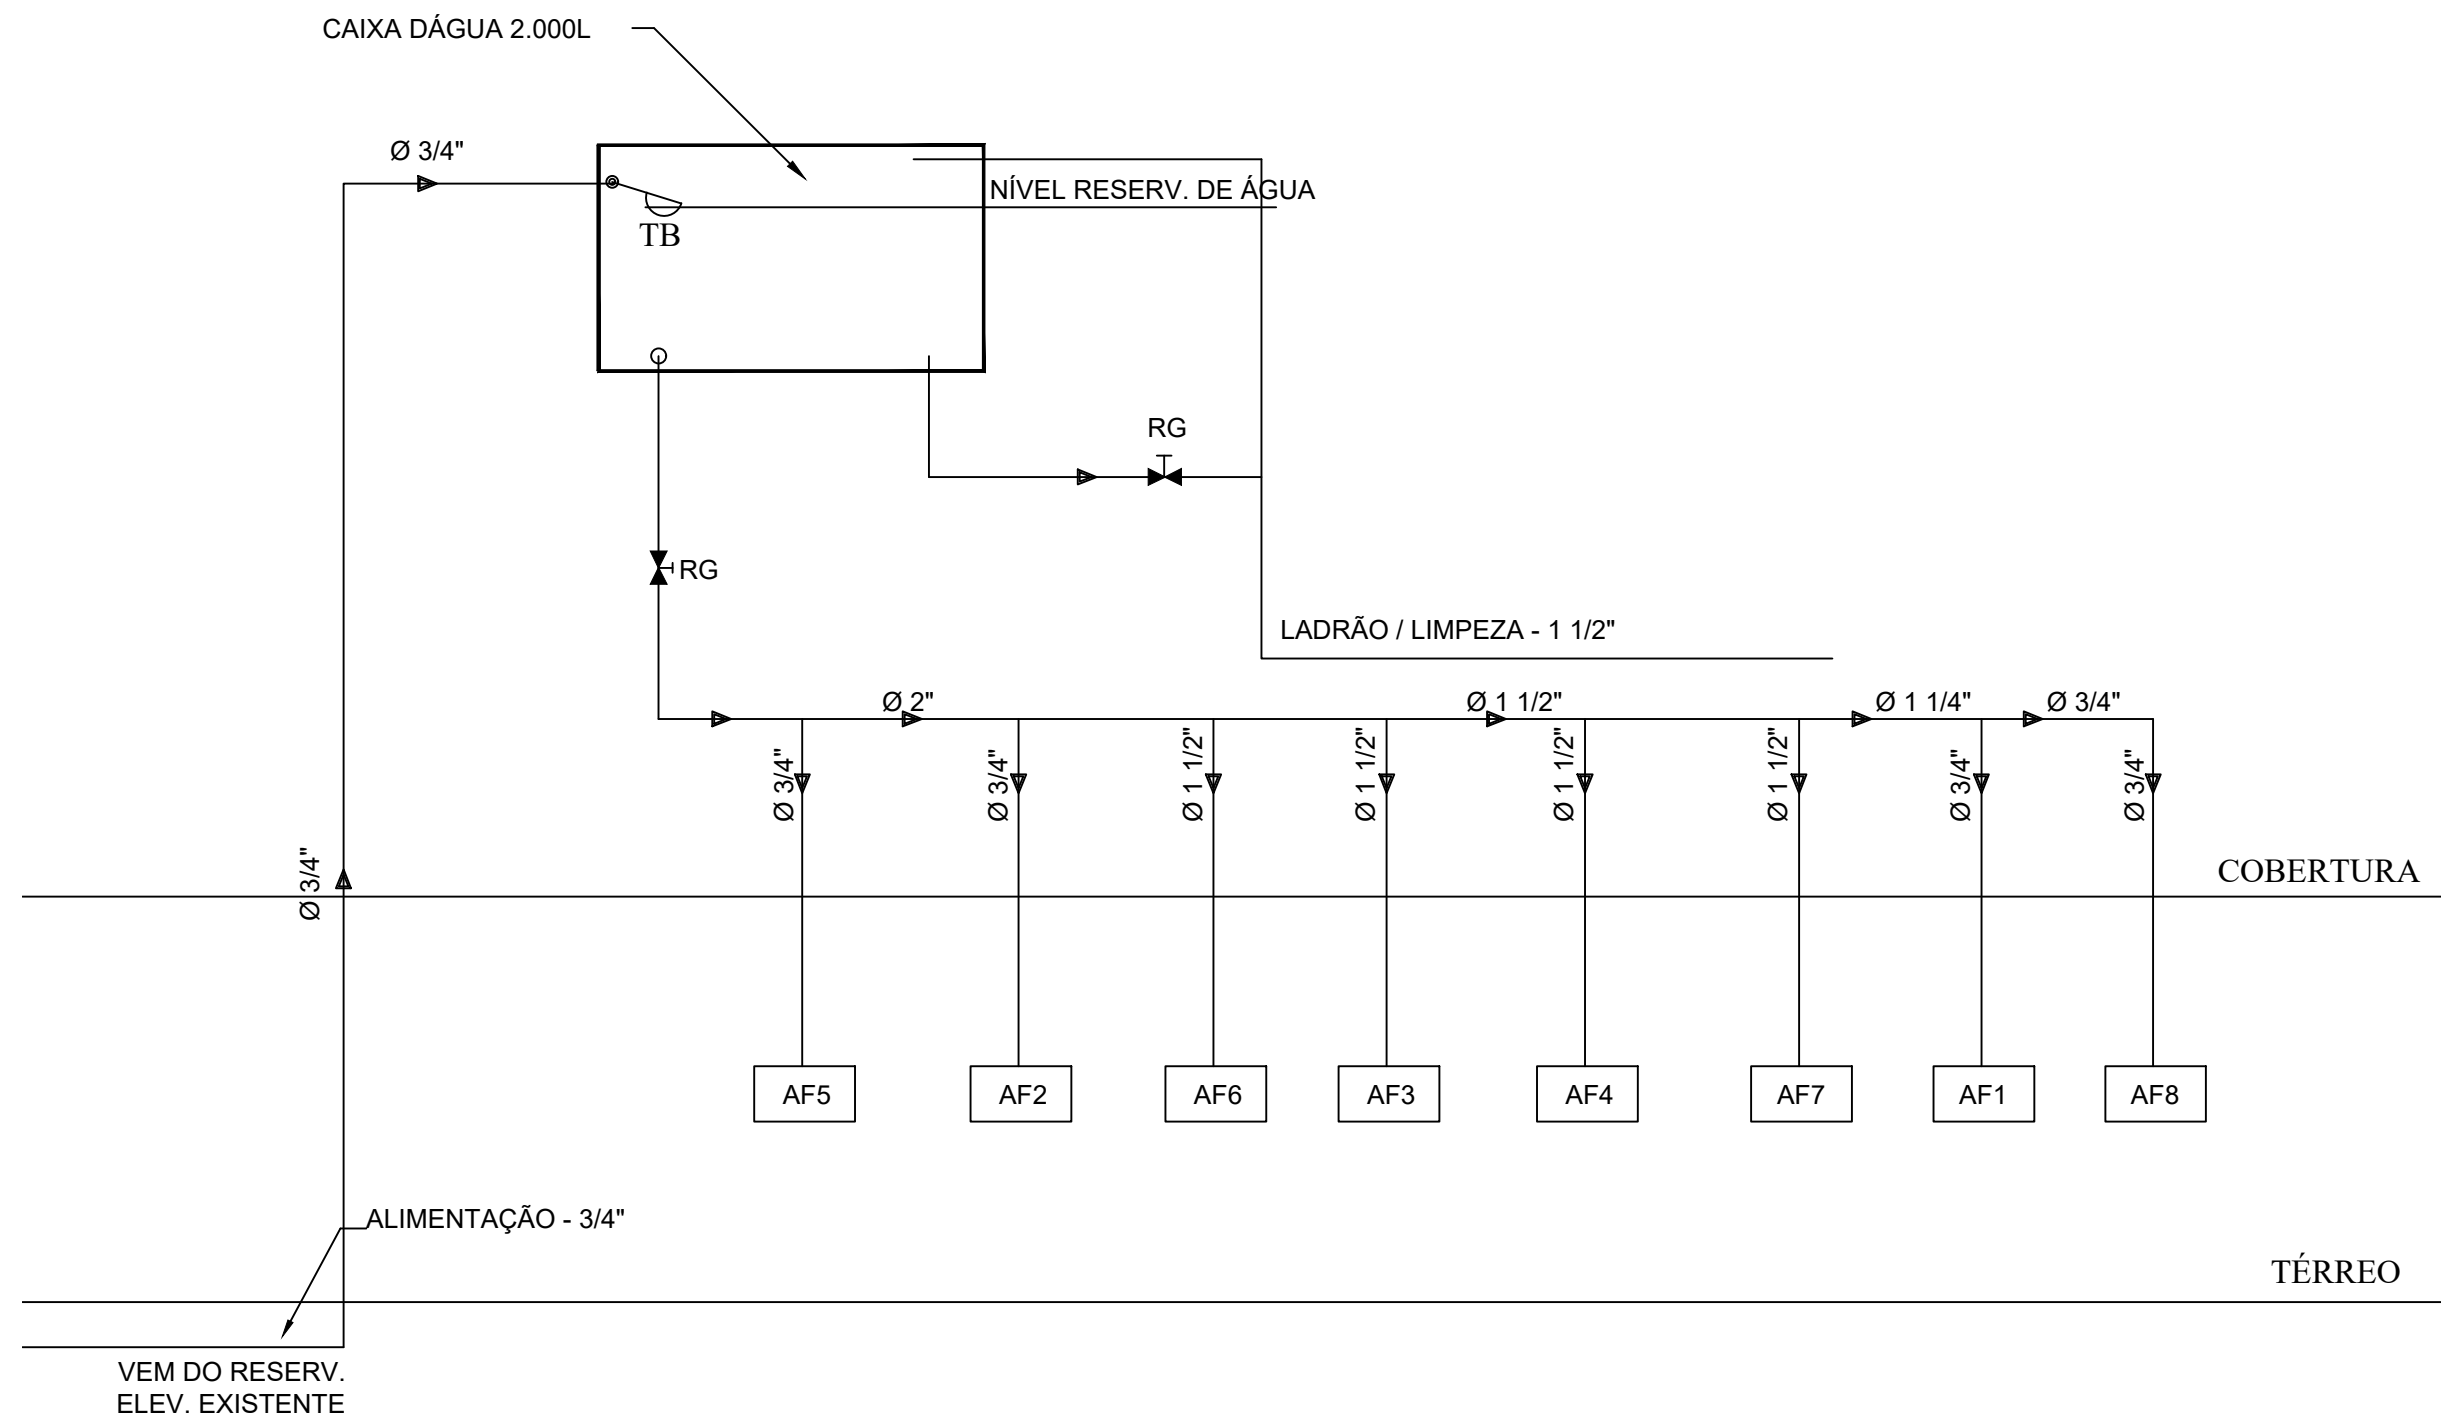

5 DIAGRAMA DE ÁGUA
SEM ESCALA

LEGENDA	
TB	TORNEIRA DE BÓIA
LV	LAVATÓRIO
RG	REGISTRO DE GAVETA
VS	VASO SANITÁRIO
VD	VÁLVULA DE DESCARGA
RS	RALO SIFONADO
CI	CAIXA DE INSPEÇÃO
RP	REGISTRO DE PRESSÃO
TJ	TORNEIRA DE JARDIM
CH	CHUVEIRO
CV	COLUNA DE VENTILAÇÃO

- CAIXA DE INSPEÇÃO DE ESGOTOS
- CAIXA SIFONADA COM GRELHA (15cr)
- GRELHA DE ÁGUA PLUVIAL
- TUBULAÇÃO DE ESGOTO PRIMÁRIO
- TUBULAÇÃO DE VENTILAÇÃO
- TUBULAÇÃO DE ESGOTO SECUNDÁRIO
- TUBULACAO DE ÁGUA FRIA
- TORNEIRA DE BÓIA

PREFEITURA MUNICIPAL DE ARAGUARI
SECRETARIA MUNICIPAL DE EDUCAÇÃO

TÍTULO: PROJETO HIDROSSANITÁRIO DE PISCINA RECREATIVA E VESTIÁRIO CEM REALINO ELIAS CARRIJO

LOCAL: Rua Marciano Santos, 595, DISTRITO DE AMANHECE ARAGUARI - MG

ASSINATURAS:

PROPRIETÁRIO: PREFEITURA MUNICIPAL DE ARAGUARI CNPJ: 16.829.640/0001-49

PROJETO: FABIANO DE OLIVEIRA BORGES CREA: 73.779/D-MG

CONTEÚDO: PLANTAS, ISOMÉTRICOS E QUADROS

FORMATO: A1 - 594 x 841

DATA: ABR./2022

ESCALA: INDICADA

DESENHO: GABRIELA

ÁREAS:

ÁREA DO TERRENO: 2.231,75 m²

ÁREA EXISTENTE: 1.308,52m²

ÁREA NOVA CONSTRUÍDA (VESTIÁRIOS): 34,66 m²

ÁREA TOTAL CONSTRUÍDA: 1.343,18 m²

FOLHA

ÚNICA